



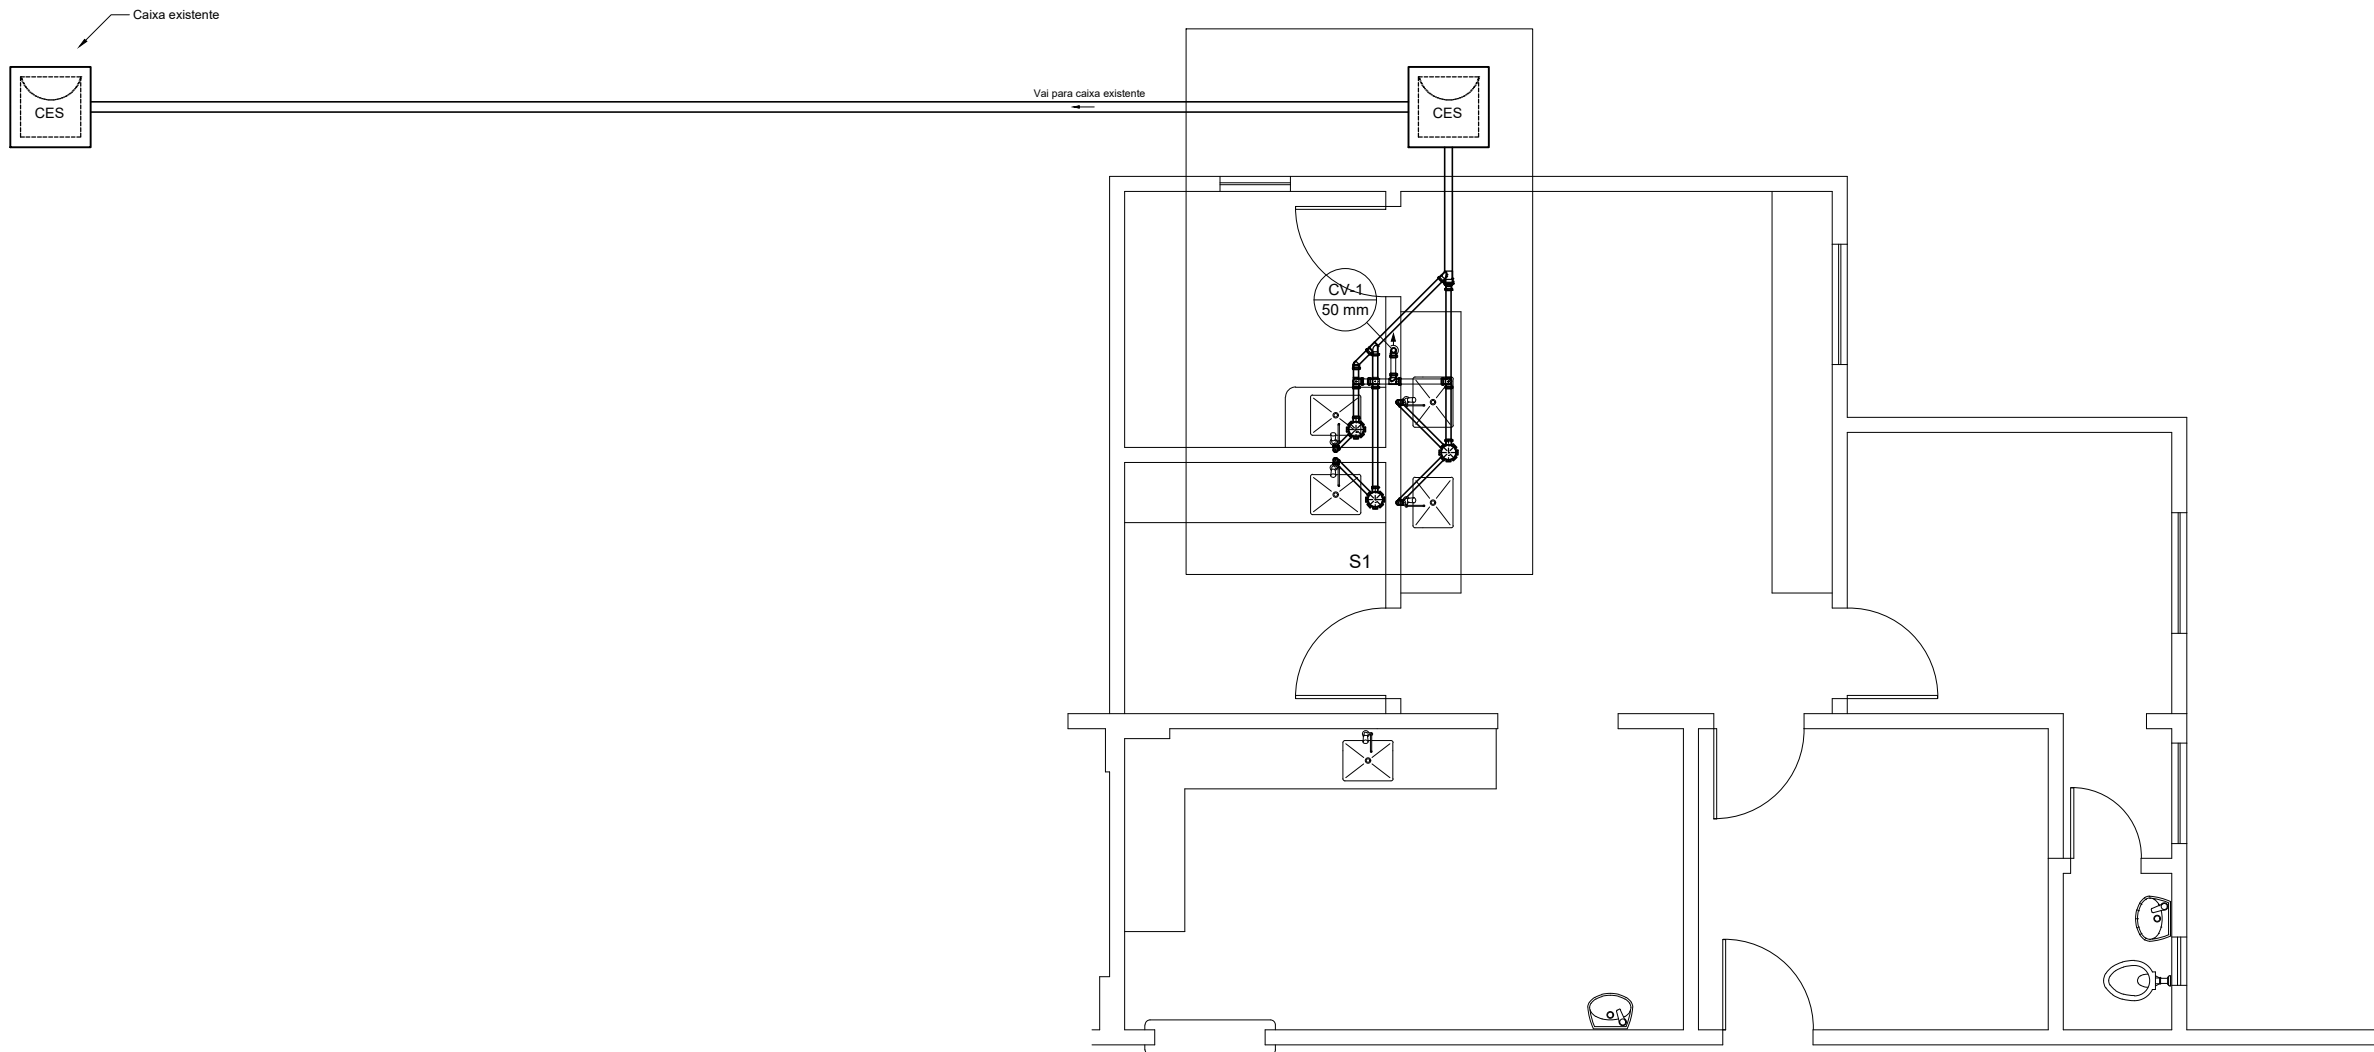


Planta Baixa
Escala 1:75

Legenda	
	Caixa Sifonada
	Caixas Inspeção Esgoto Sifonada
	Joelho 45
	Joelho 90- coluna bolsa
	Junção simples
	Junção simples c/ redução
	Lavatório de Uso Geral
	Ramais de Ventilação
	Ramais de Ventilação em Cruz
	Te sanitário
	Terminal de ventilação- coluna

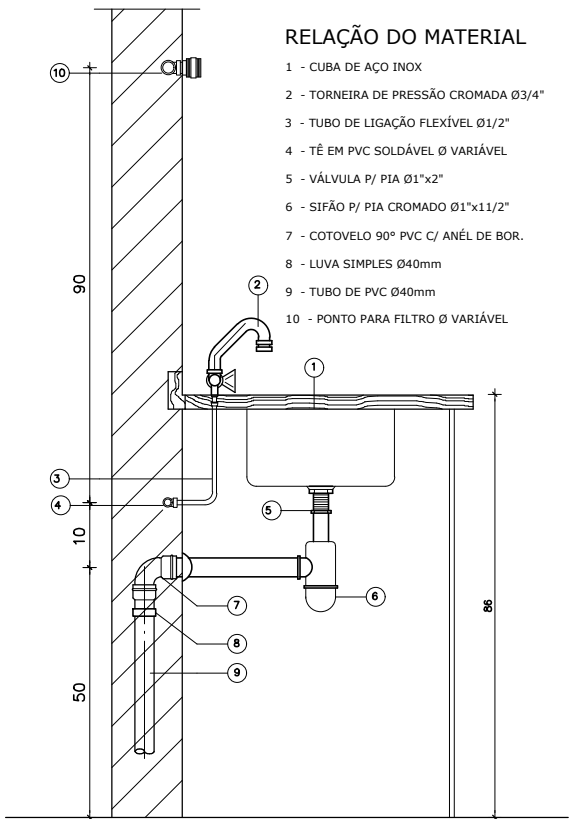

DET. DE INSTALAÇÃO DA PIA
ESC. SEM

Lista de Materiais		
Caixas de Passagem		
Caixa de inspeção de esgoto sifonada CES- 60x60 cm	2	pç
PVC Acessórios		
Caixa sifonada 150x150x50	3	pç
Sifão de copo p/ pia e lavatório 1" - 1.1/2"	4	pç
Válvula p/ lavatório e tanque 1"	4	pç
PVC Esgoto		
Curva 90 curta 40 mm	4	pç
Joelho 45 50 mm	1	pç
Joelho 90 50 mm	3	pç
Joelho 90 c/anel p/ esgoto secundário 40 mm - 1.1/2"	4	pç
Junção simples 50 mm - 50 mm	1	pç
75 mm - 50 mm	1	pç
Redução excêntrica 75 mm - 50 mm	1	pç
Terminal de ventilação 50 mm	1	pç
Tubo rígido c/ ponta lisa 100 mm - 4"	13.92	m
40 mm	4.36	m
50 mm - 2"	8.33	m
75 mm - 3"	1.58	m
Tê sanitário 50 mm -50 mm	5	pç

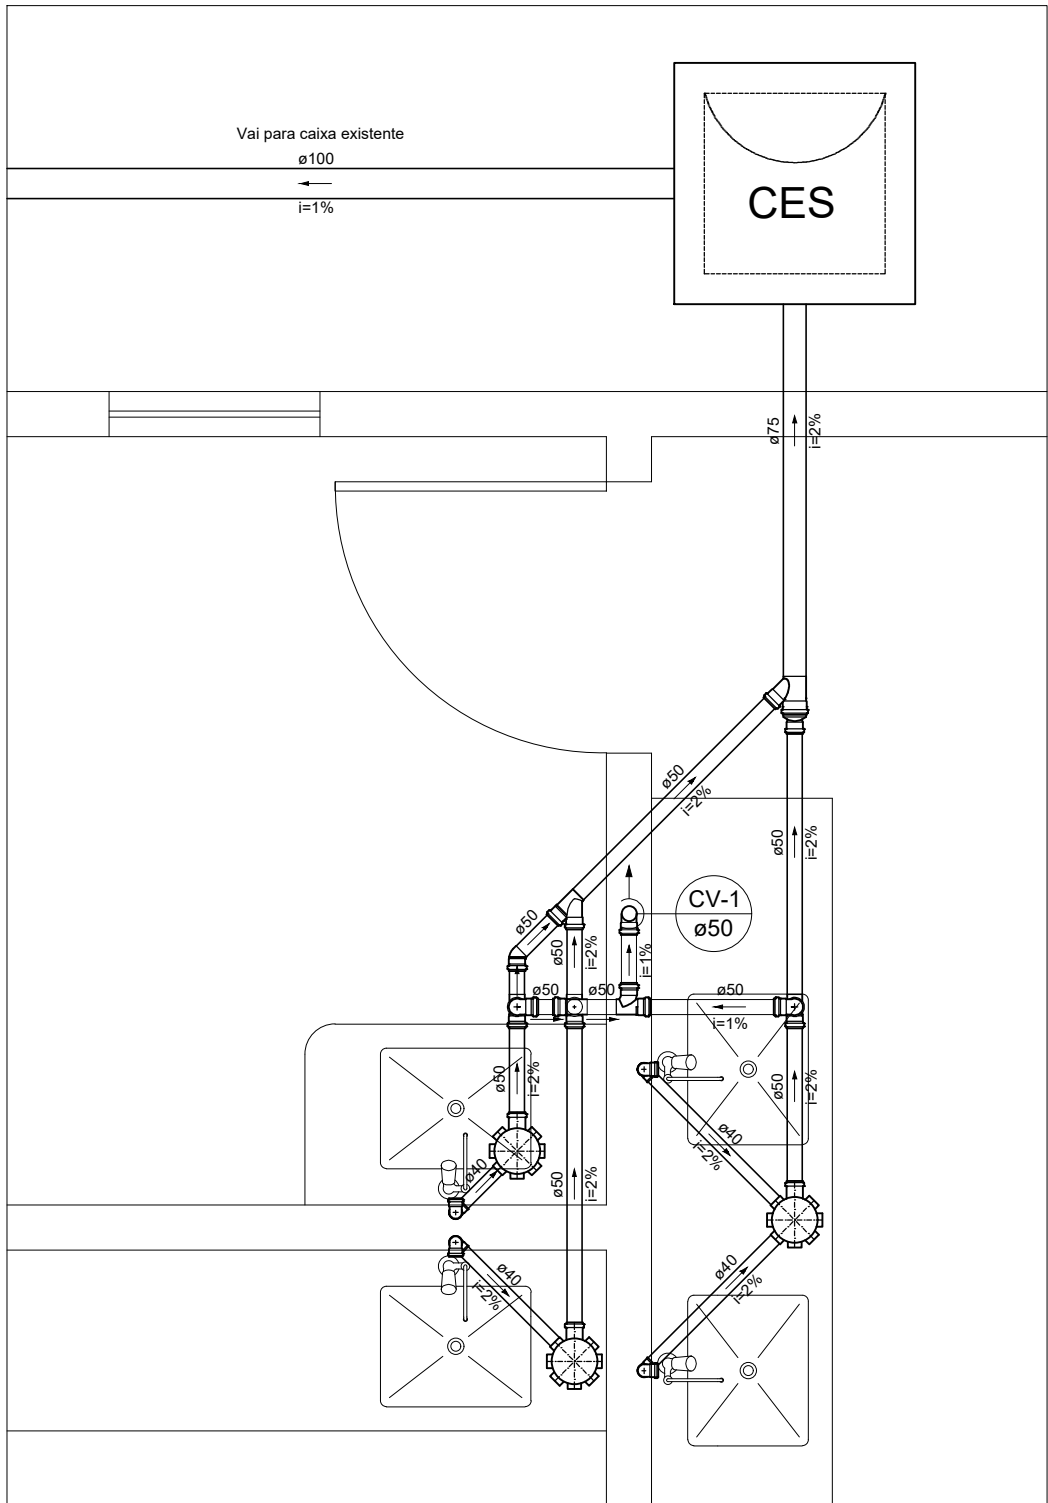

Detalhe S1
Escala 1:25

APROVAÇÃO:	APROVAÇÃO:
------------	------------



Governo do Estado do Tocantins

Secretaria de Estado da Saúde

Diretoria de Arquitetura e Engenharia dos Estabelecimentos de Saúde

OBRA:	
AMPLIAÇÃO DA AGÊNCIA TRANSFUSIONAL DO HOSPITAL E MATERNIDADE DONA REGINA SIQUEIRA CAMPOS	
ENDEREÇO:	
104N, RUA NE-5, CONJ. 4, LT. 32,34,36,38,40 E 42, PALMAS-TO	
PROJETO:	CONTEÚDO:
SANITÁRIO	PLANTA BAIXA, DETALHES, LISTA DE MATERIAIS, LEGENDA.

AUTOR(A) DO PROJETO:	DIRETOR(A):
PAULO CHIANCA SILVA ANALISTA DE PROJETOS DE OBRAS CIVIS E ARQUITETÔNICAS MAT.: 124208-2 CREA: 211438/D - TO	MARCELO LUIS GRATÃO CASTRO DIRETOR DE ARQ. E ENG. DOS ESTAB. DE SAÚDE MAT.: 11503840 CAU: TO AS2176-0
SECRETÁRIO(A):	

ÁREA EXISTENTE:	ÁREA A AMPLIAR:	ÁREA A REFORMAR:	ÁREA TOTAL:	ÚNICA
5.835,48m²	45,20 m²	31,23 m²	5892,86 m²	A2
TERRENO:	NOME DO ARQUIVO:		DATA:	
4.200,00 m²	SAN-HMDR-AG.TRANS.-PLM-PB-00		Dezembro/2017	
			DESENHISTA:	