



PLANTA BAIXA
ESCALA 1/50

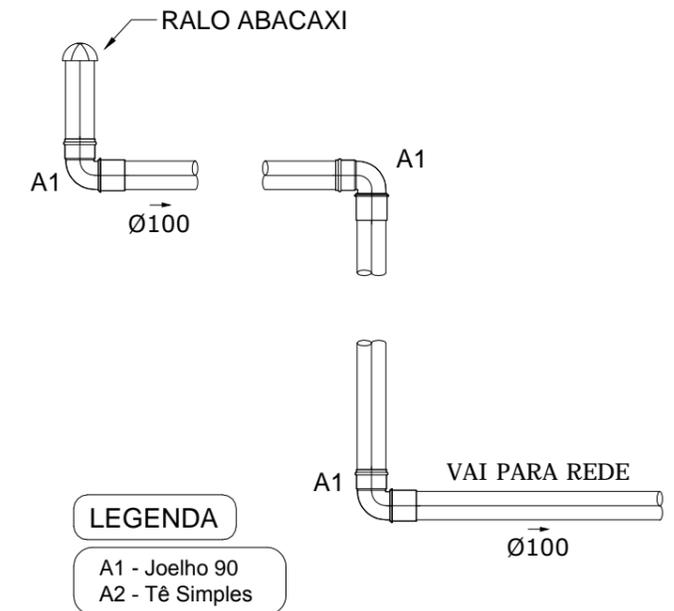

DETALHE 1
ESC. 1:25

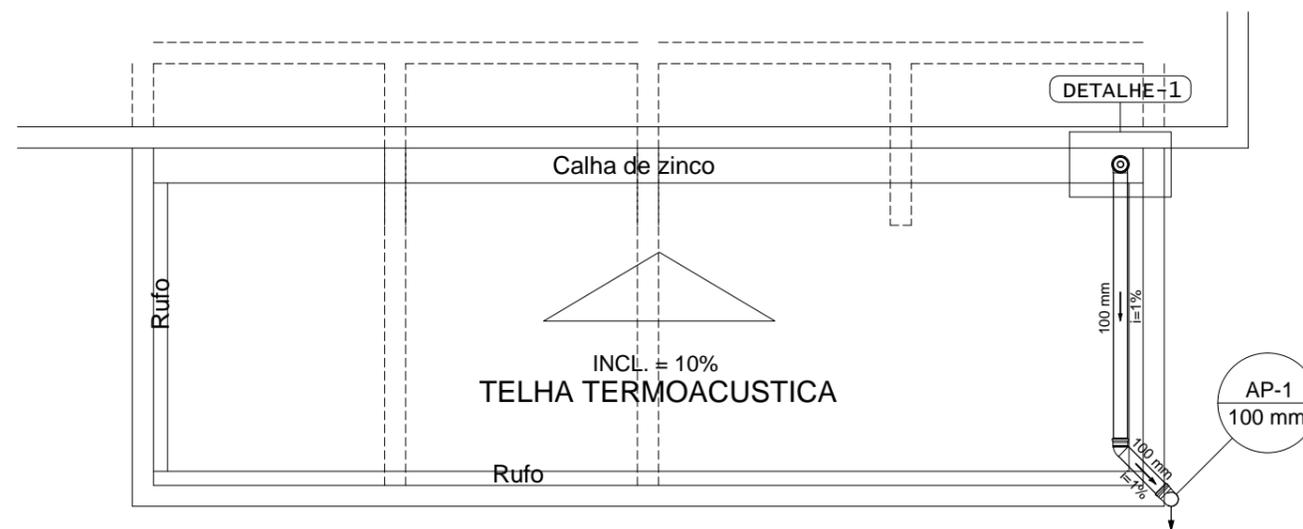

PLANTA DE COBERTURA
ESCALA 1/50

Lista de Materiais		
PVC Esgoto		
Joelho 45		
100 mm	1 pç	
Joelho 90		
100 mm	3 pç	
Tubo rígido c/ ponta lisa		
100 mm - 4"	10.6 m	

Legenda	
◻	Joelho 45
◻	Joelho 90- coluna bolsa
◻	Joelho 90- coluna
◻	Joelho 90- desce
⊙	Ralo abacaxi
◻	Saídas livres

ASSINATURAS:

PAULO CHIANÇA SILVA
ANALISTA DE PROJETOS DE OBRAS CIVIS E ARQUITETÔNICAS
MAT.: 124208-2
CREA: 211438/D - TO

MARCELO LUIS GRATÃO CASTRO
DIRETOR DE ARQ. E ENG. DOS ESTAB. DE SAÚDE
MAT.: 11503840
CAU: TO A52176-0

SECRETÁRIO(A):



Government of the State of Tocantins
Secretaria de Estado da Saúde
Diretoria de Arquitetura e Engenharia
dos Estabelecimentos de Saúde

OBRA:		REFORMA E AMPLIAÇÃO - IML E SVO ARAGUAÍNA	
CONTEÚDO:		PROJETO DE ÁGUAS PLUVIAIS	01/01
DIRETOR:		MARCELO LUIS GRATÃO CASTRO	
RESPONSÁVEL TÉCNICO:		PAULO CHIANÇA SILVA	A3
ÁREA:	DATA:	VER ARQUITETÔNICO	