




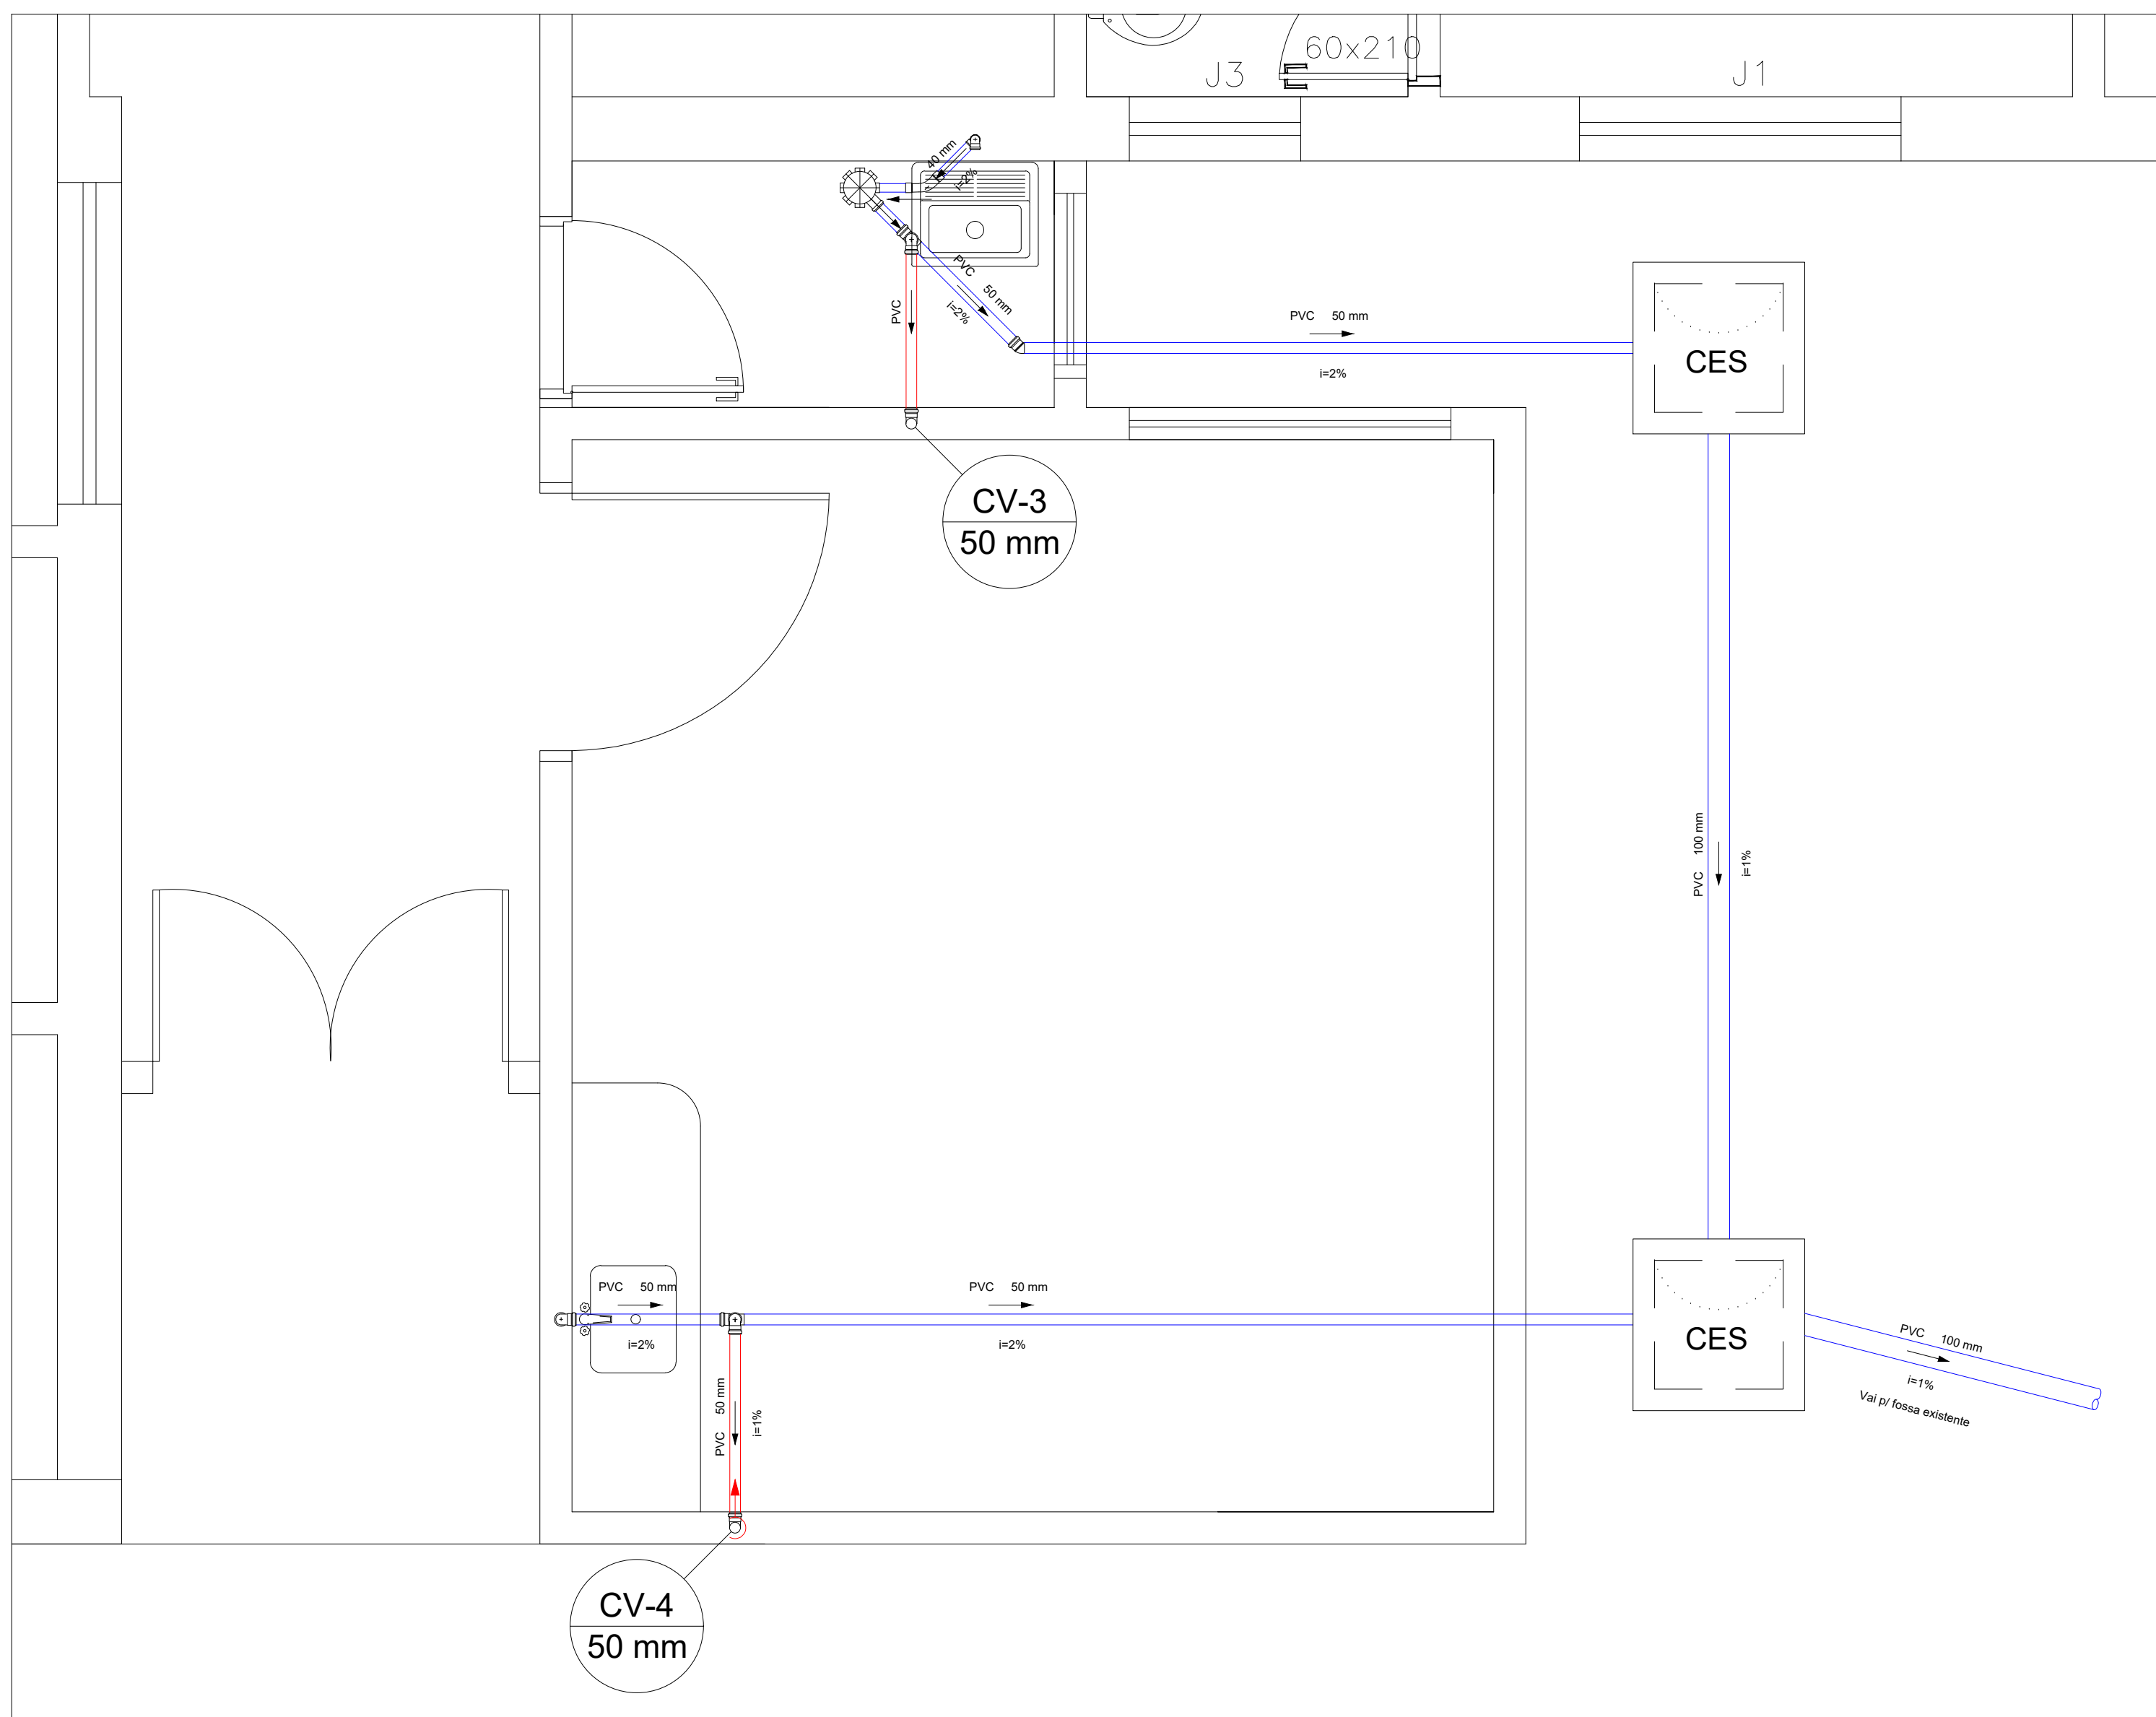

PLANTA BAIXA - PRONTO SOCORRO
ESCALA 1/25

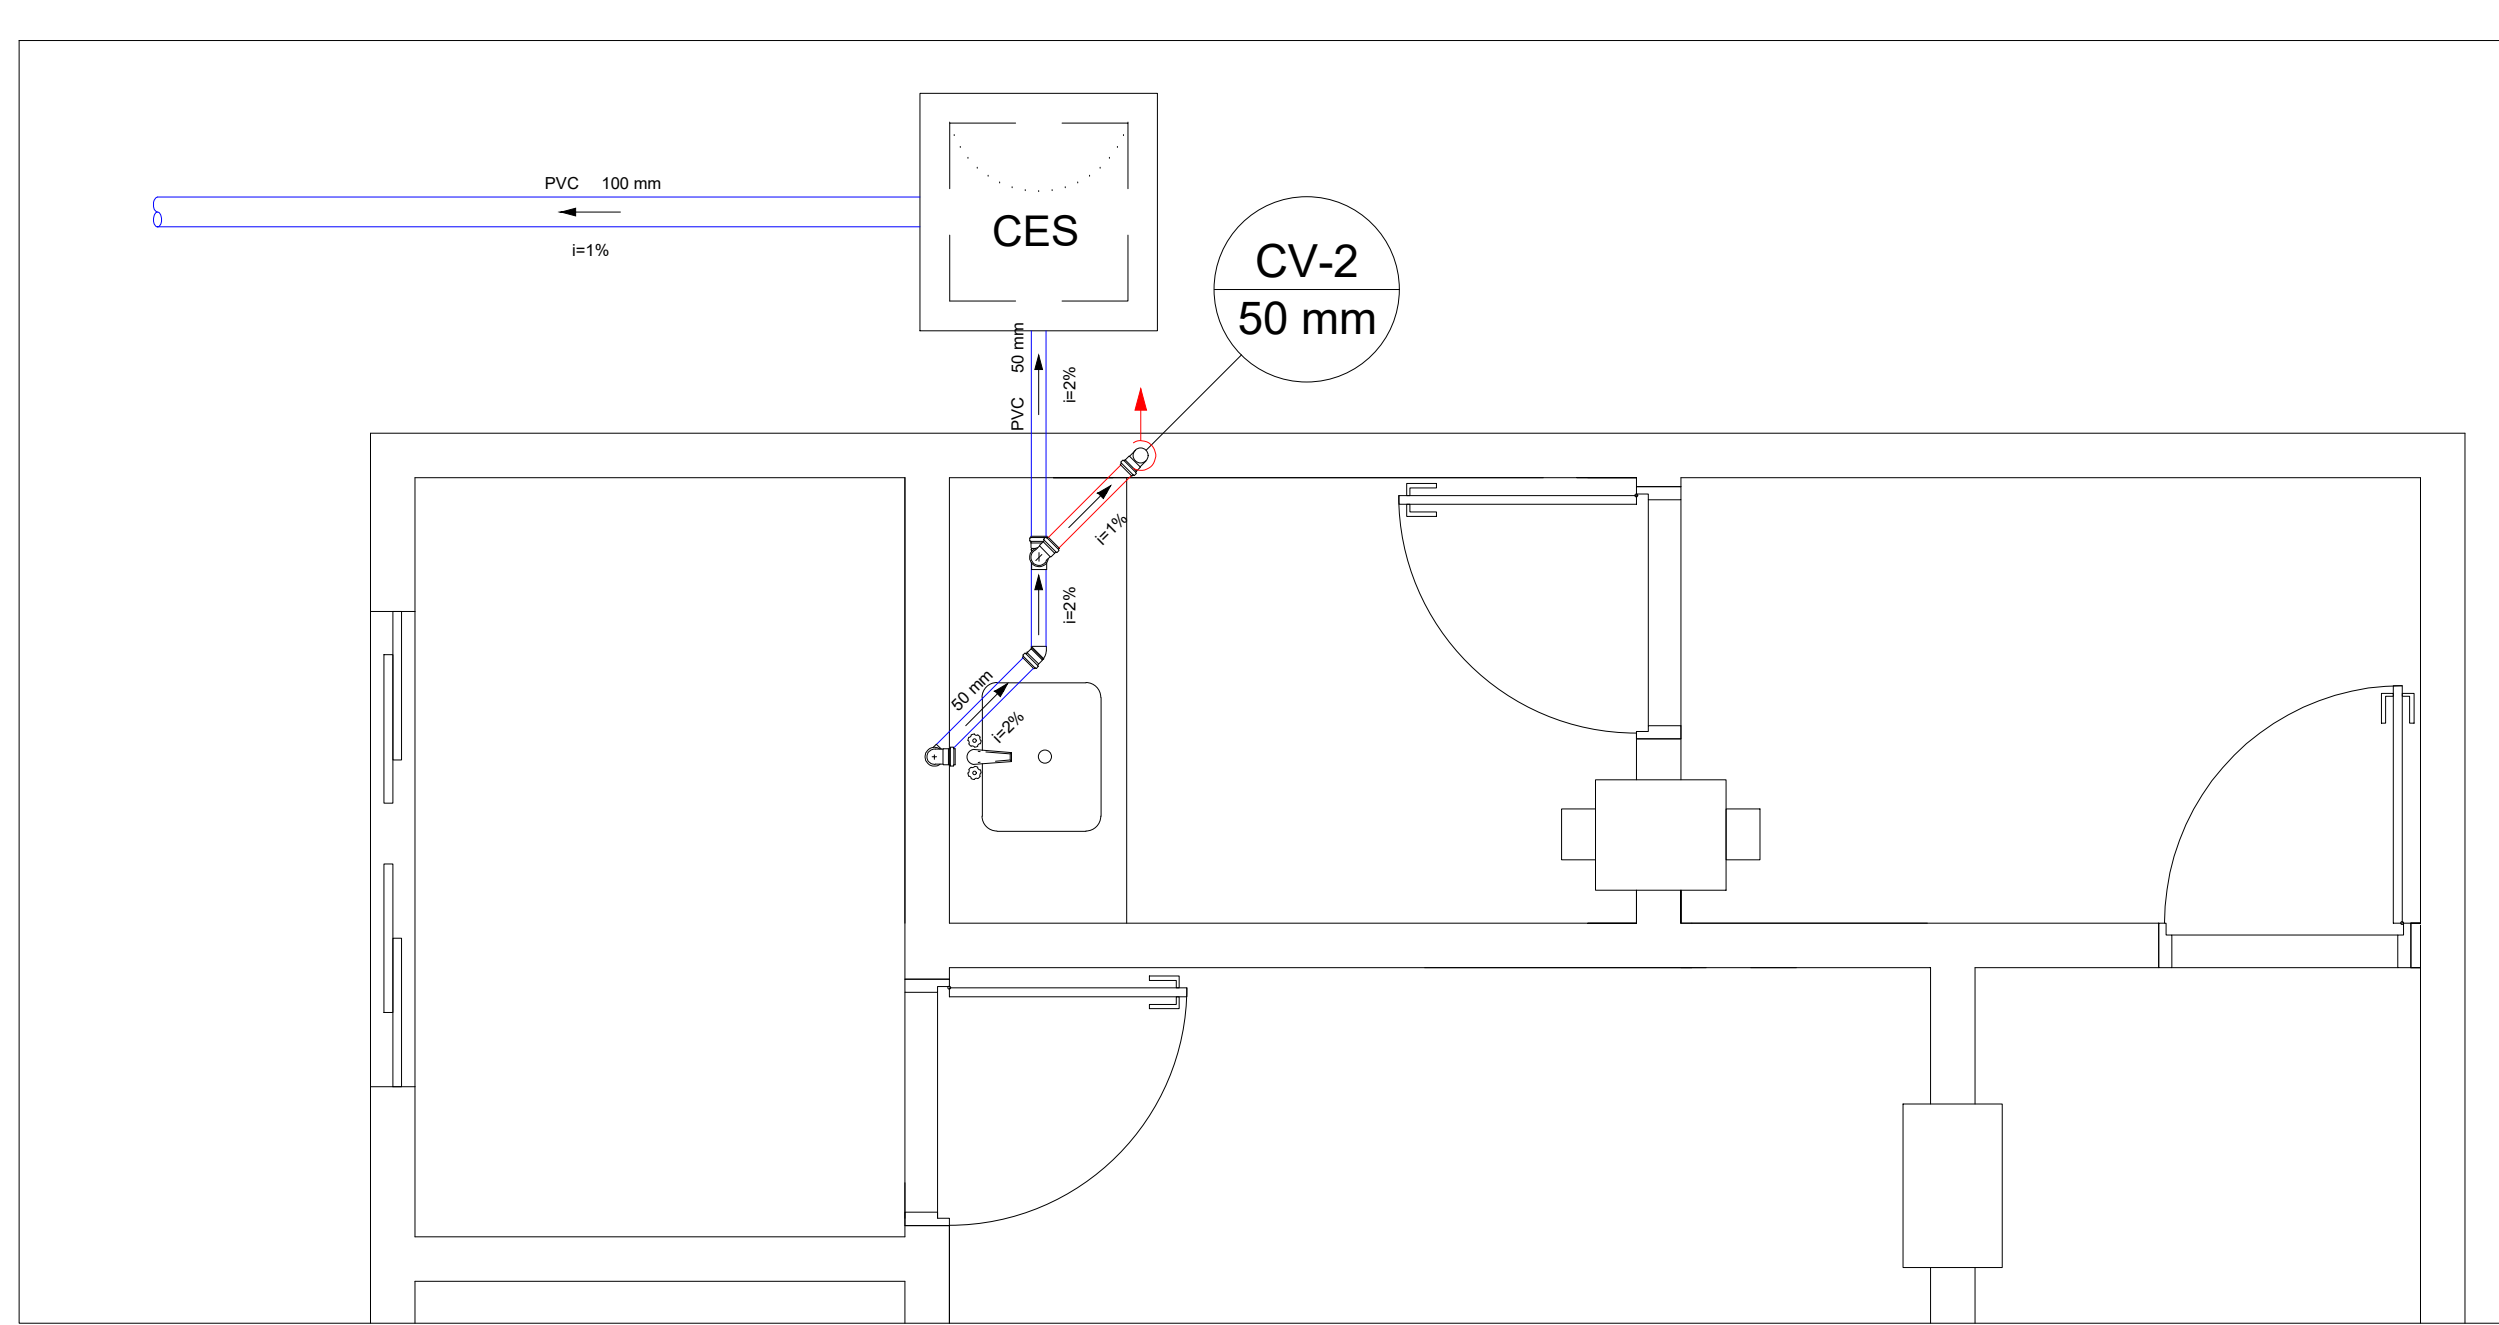








PLANTA BAIXA - RAIO-X
ESCALA 1/25

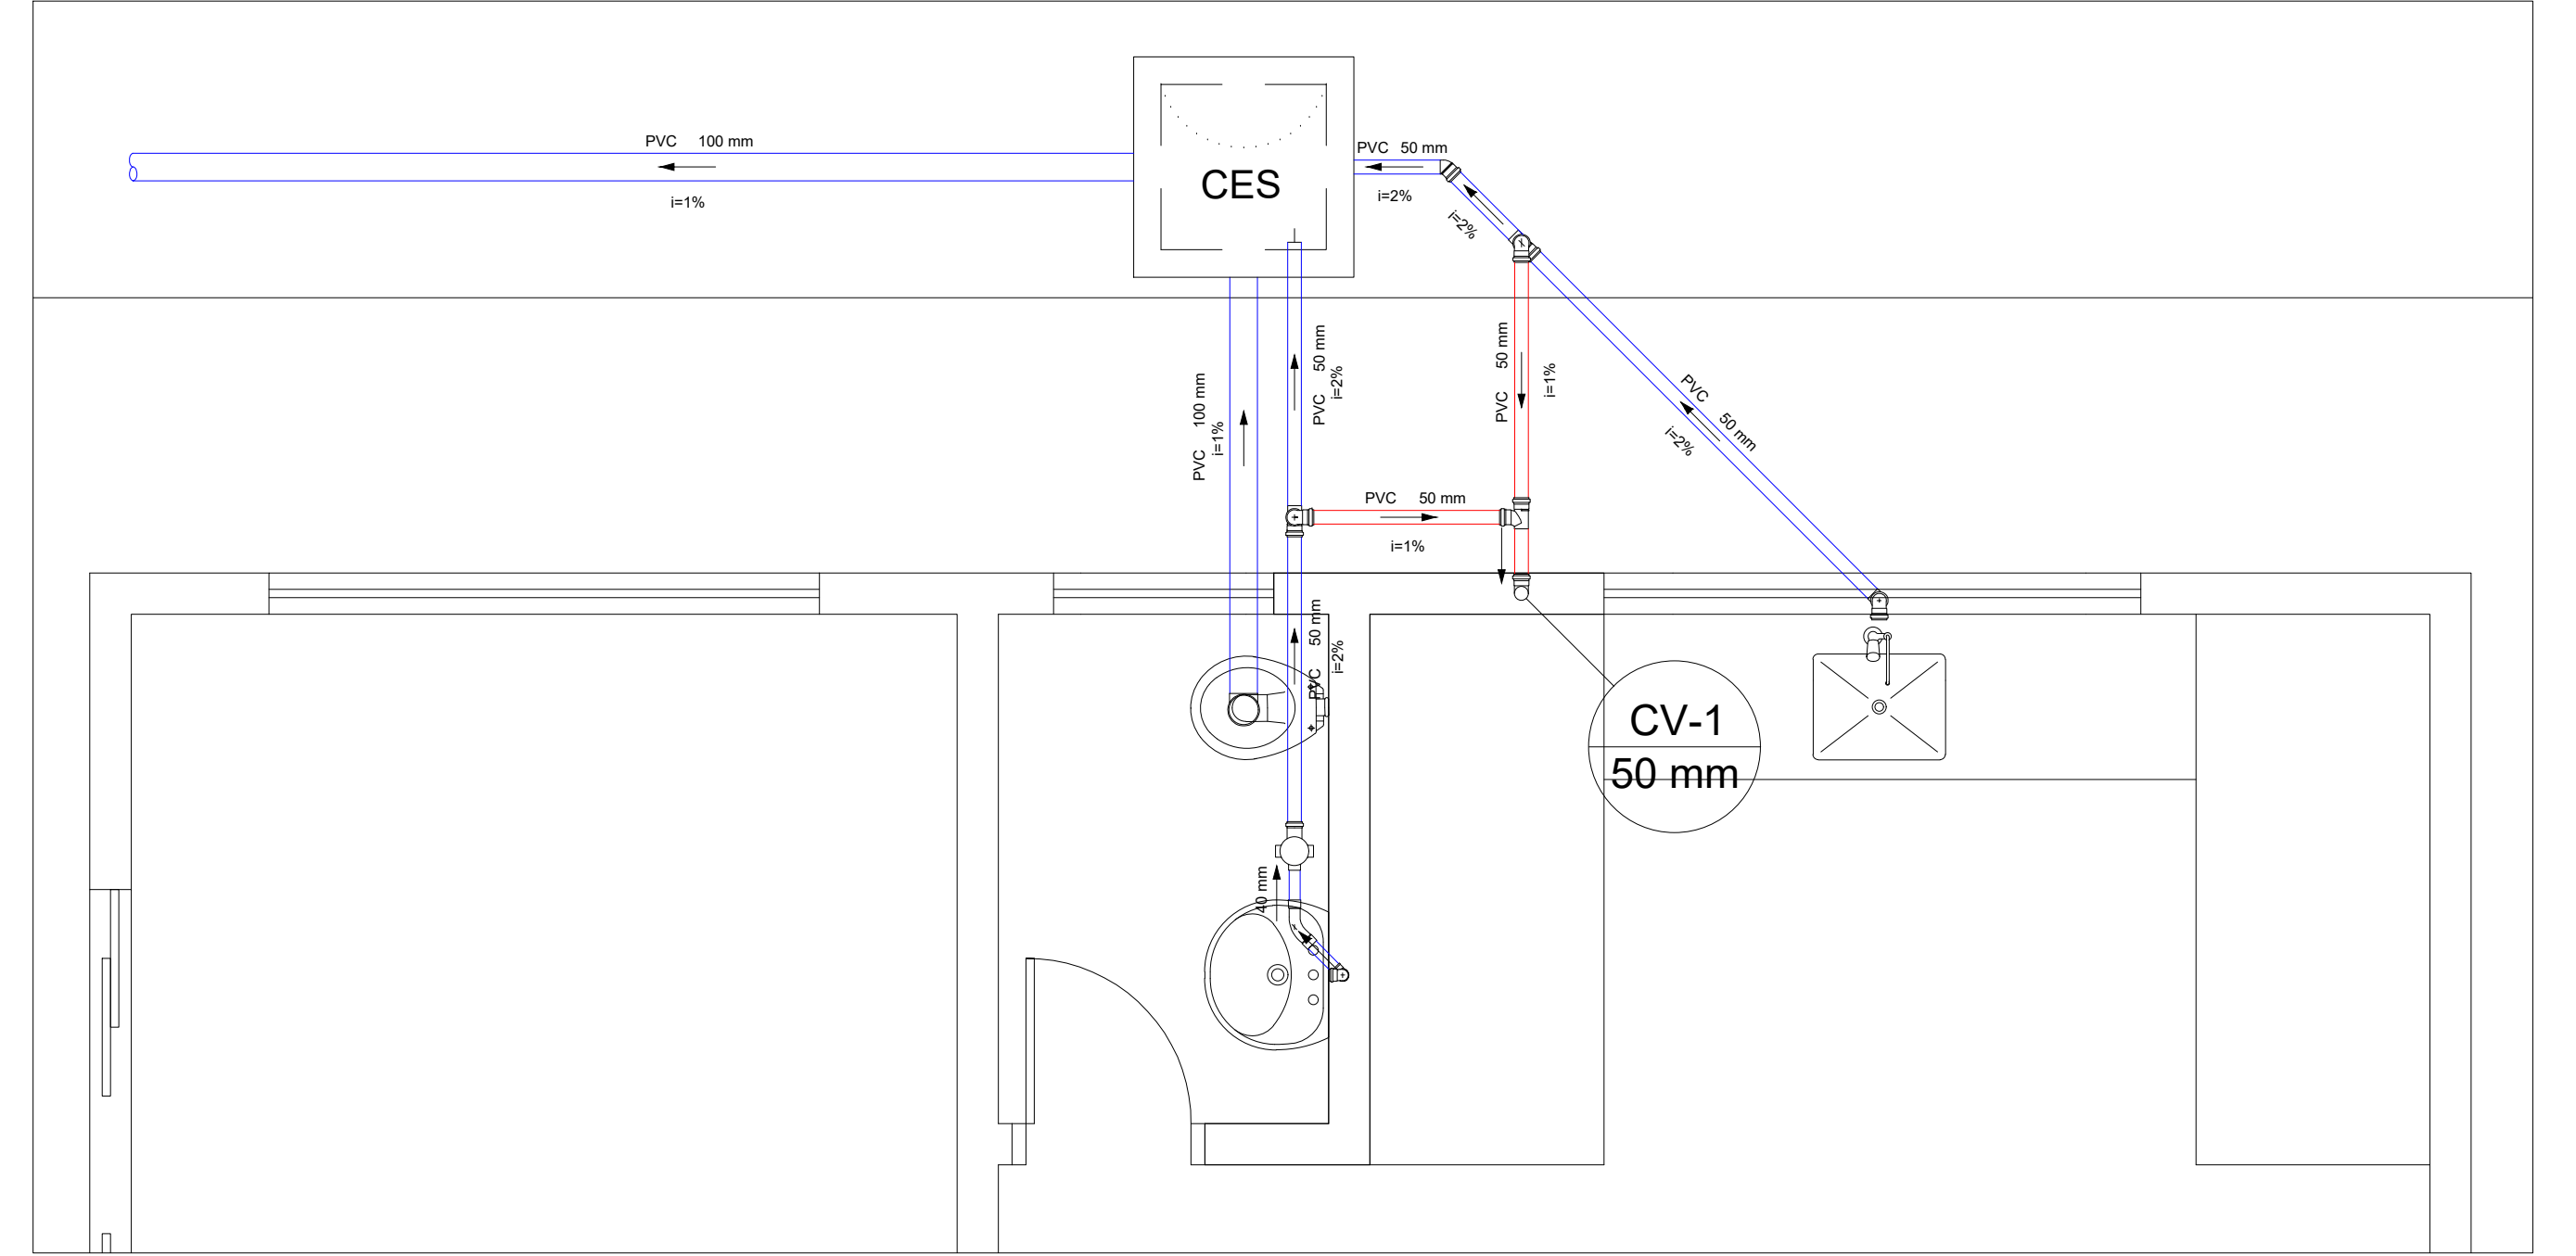

PLANTA BAIXA - NECROTÉRIO
ESCALA 1/25

Legenda	
	Caixa Sifonada
	Caixa de Inspeção
	Caixa de Inspeção Sifonada

Lista de Materiais	
Caixas de Sifonagem	
Caixa de Inspeção de esgoto sifonada	9 pçs
PVC Acessórios	
Caixa sifonada	
100x100x50	1 pç
150x150x50	1 pç
Sifão de copo p/ pia e lavatório	3 pçs
1" - 2"	
Sifão flexível c/ Adaptador	1 pç
1" - 1 1/2"	
Pia de Uso Geral com Sifão 50mm	1 pç
Tanque p/ DML DN 40mm	1 pç
Te sanitário	1 pç
Vaso Sanitário c/ J50"	1 pç
Válvula p/ pia	1 pç
Válvula p/ tanque	1 pç
1 1/2"	
PVC Esgoto	
Curva 45 longa Amanco	
40 mm	2 pçs
Curva 90 curta	2 pçs
40 mm	
Joelho 45	3 pçs
50 mm	13 pçs
Joelho 90	15 pçs
100 mm	
50 mm	
Joelho 90 c/anel p/ esgoto secundário	2 pçs
40 mm - 1 1/2"	
Tubo rígido c/ ponta lisa	
100 mm - 4"	119.50 m
40 mm - 1 1/2"	1.86 m
50 mm - 2"	25.39 m
Tê sanitário	
50 mm - 50 mm	6 pçs

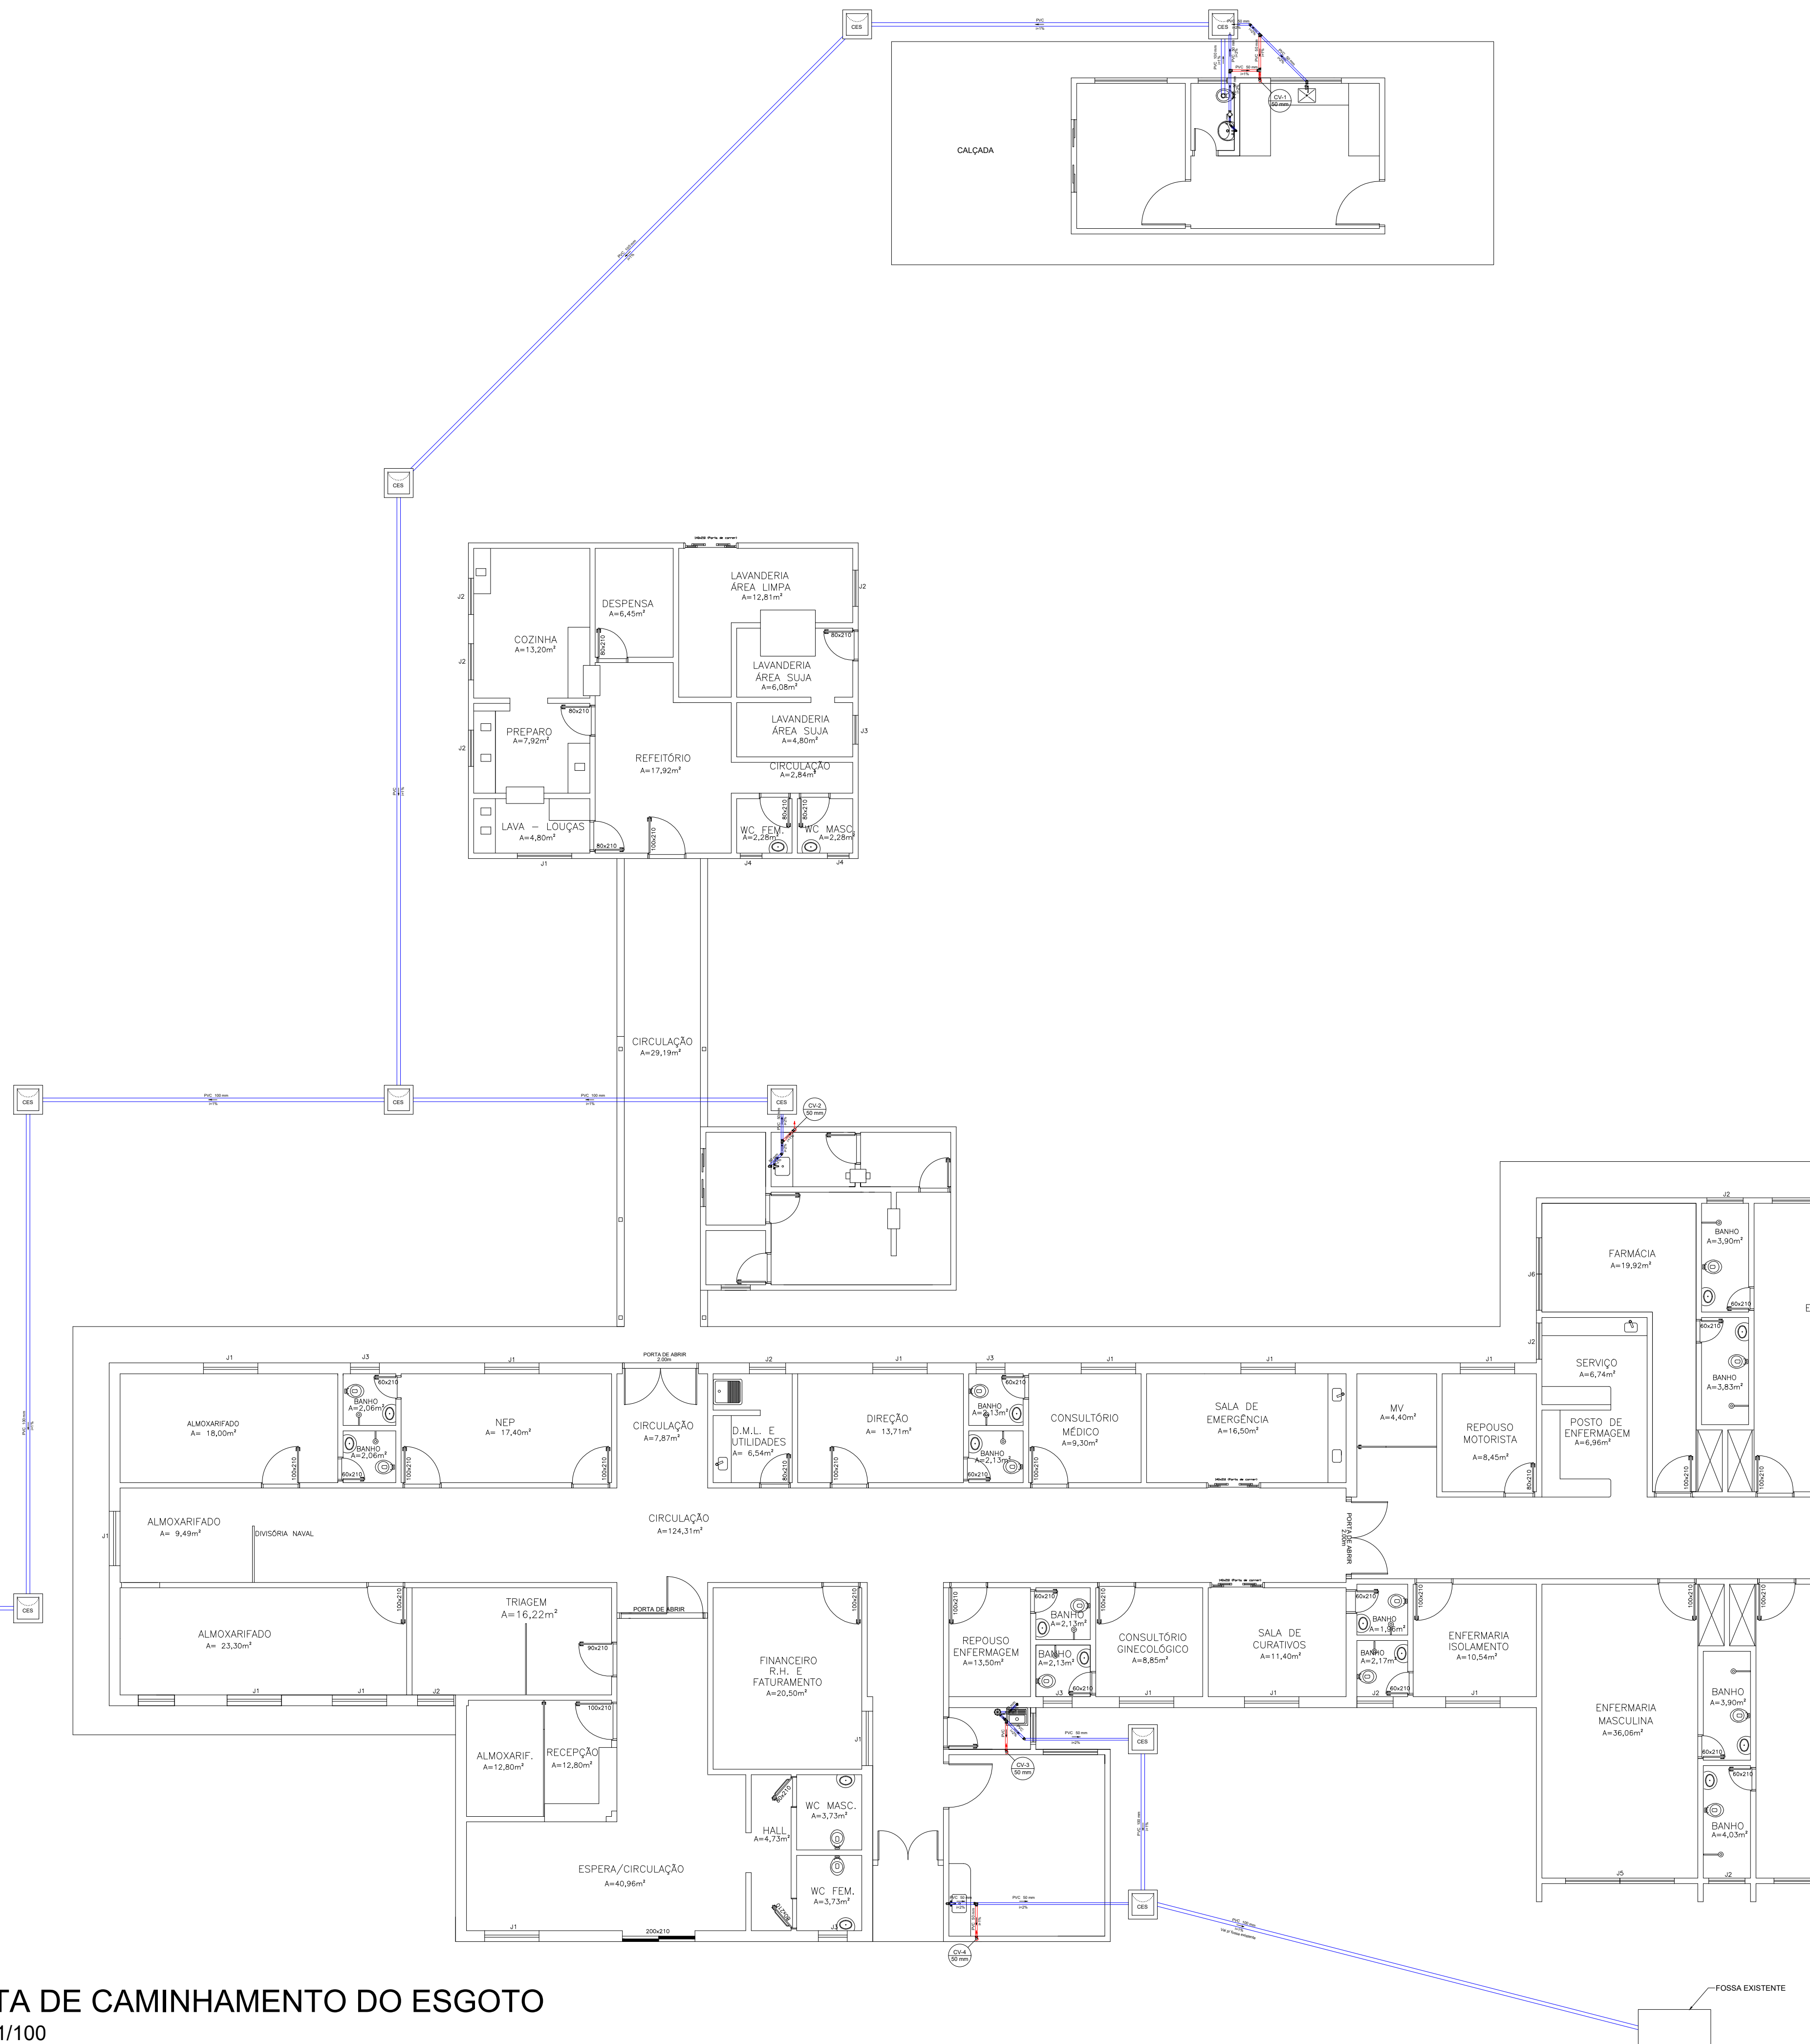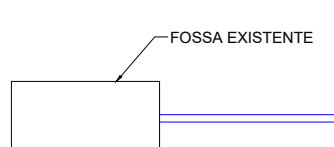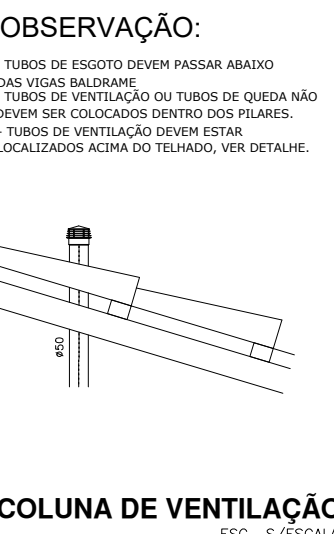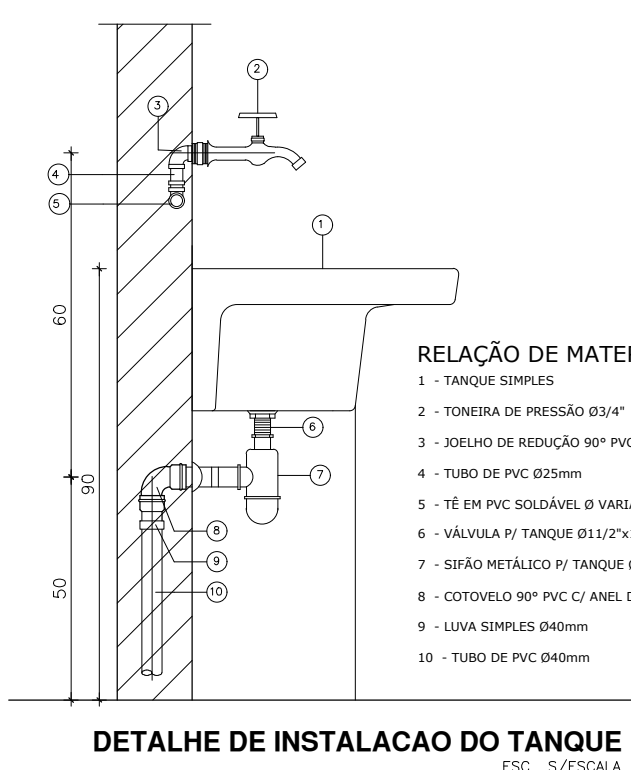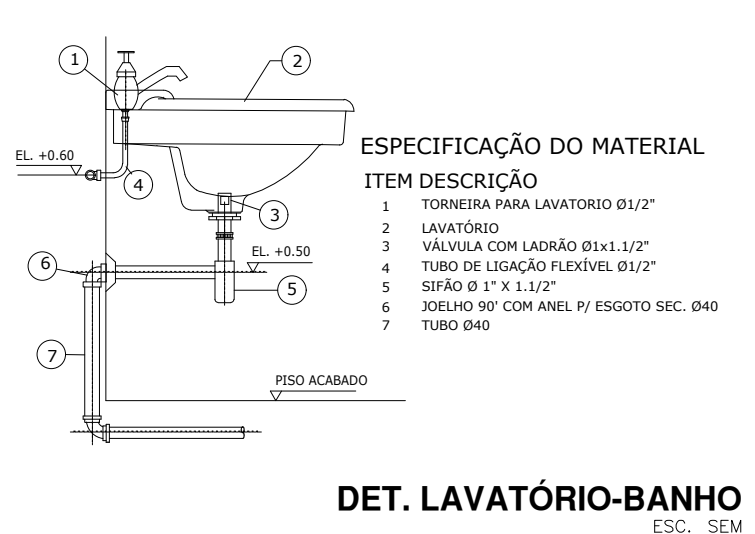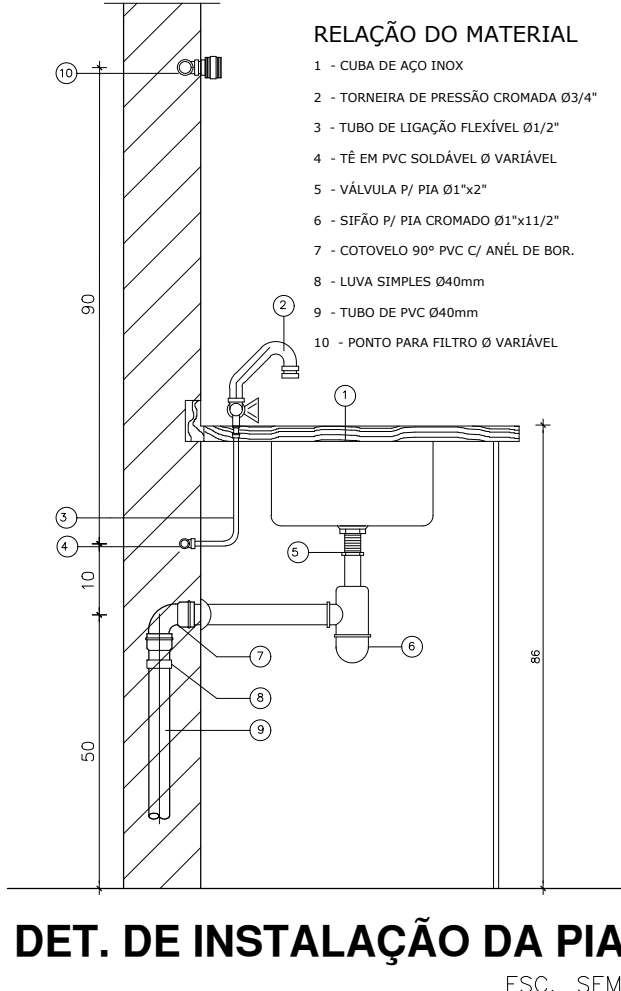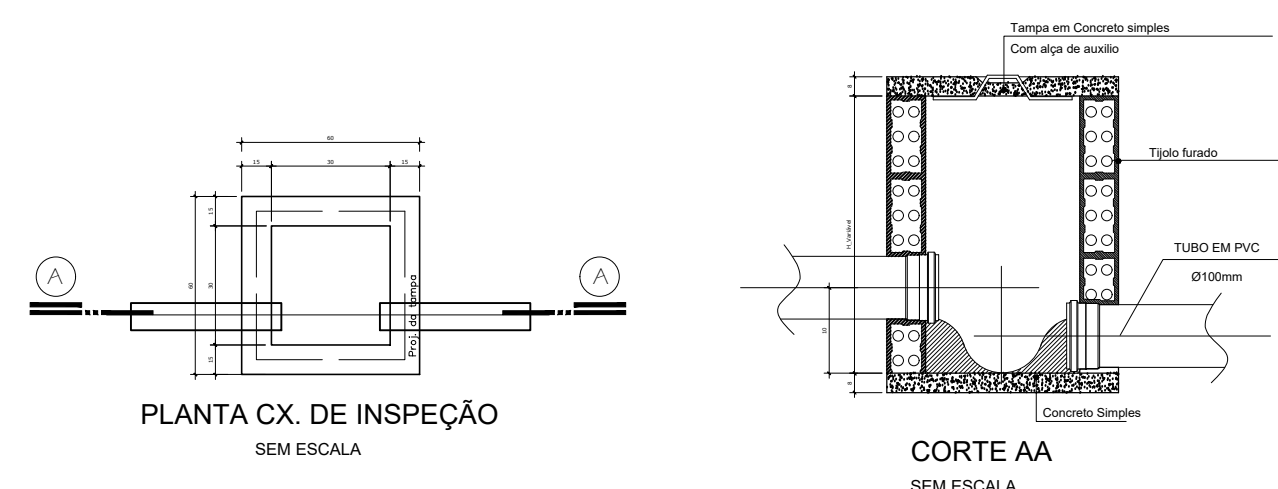

PLANTA DE CAMINHAMENTO DO ESGOTO
ESCALA 1/100

APPROVAÇÃO	APPROVAÇÃO
Governo do Estado do Tocantins Secretaria de Estado da Saúde Diretoria de Arquitetura e Engenharia dos Estabelecimentos de Saúde	
TÍTULO: AMPLIAÇÃO DO HOSPITAL REGIONAL DE PEQUENO PORTE DE ALVORADA	
PROJETO: PLANTAS BAIXA, CAMINHAMENTO DO ESGOTO, DETALHES, LISTA DE MATERIAIS E LEGENDAS.	
AUTOR DO PROJETO: PAULO CHIANCA SILVA ARQUITETO RESPONSÁVEL POR OBRAS DE ARQUITETONICAS	
DESENHISTA: MARCELO LUIS GRATO CASTRO ARQUITETO RESPONSÁVEL POR OBRAS DE ARQUITETONICAS	
ÁREA TOTAL:	ÁREA HOSPITAL REGIONAL:
TERRENO:	ÁREA HEMICENTRO:
ÁREA CENTRO DE REABILITAÇÃO:	01/01
SANTARINHA-AMPLIAÇÃO-ALV-PE-01	
DATA: MAIO/2018	
A0	