



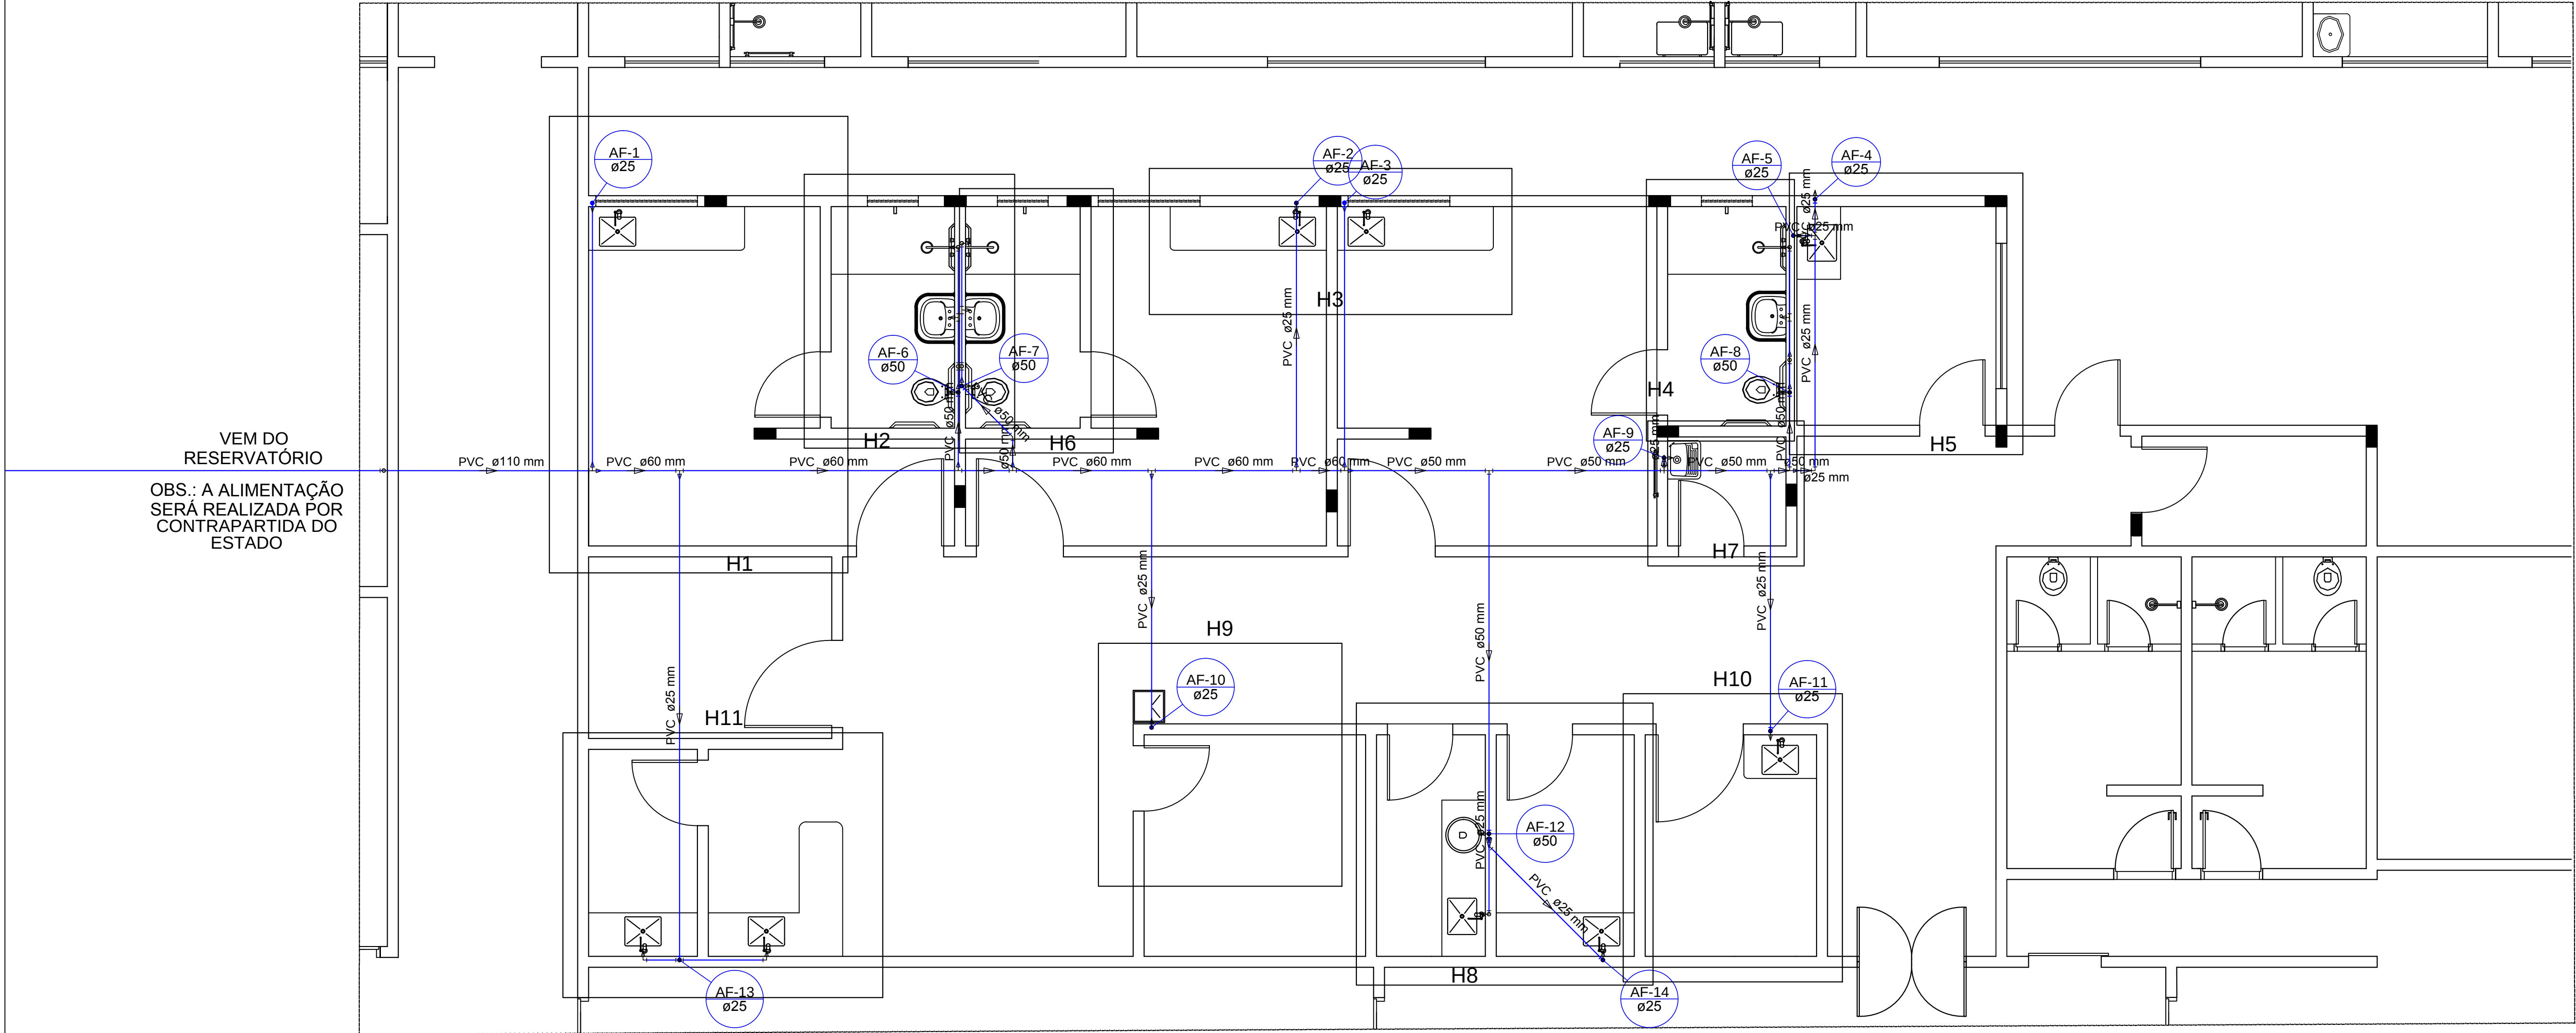


PLANTA BAIXA COM LOCAÇÃO DOS DETALHES

Escala-----1/100

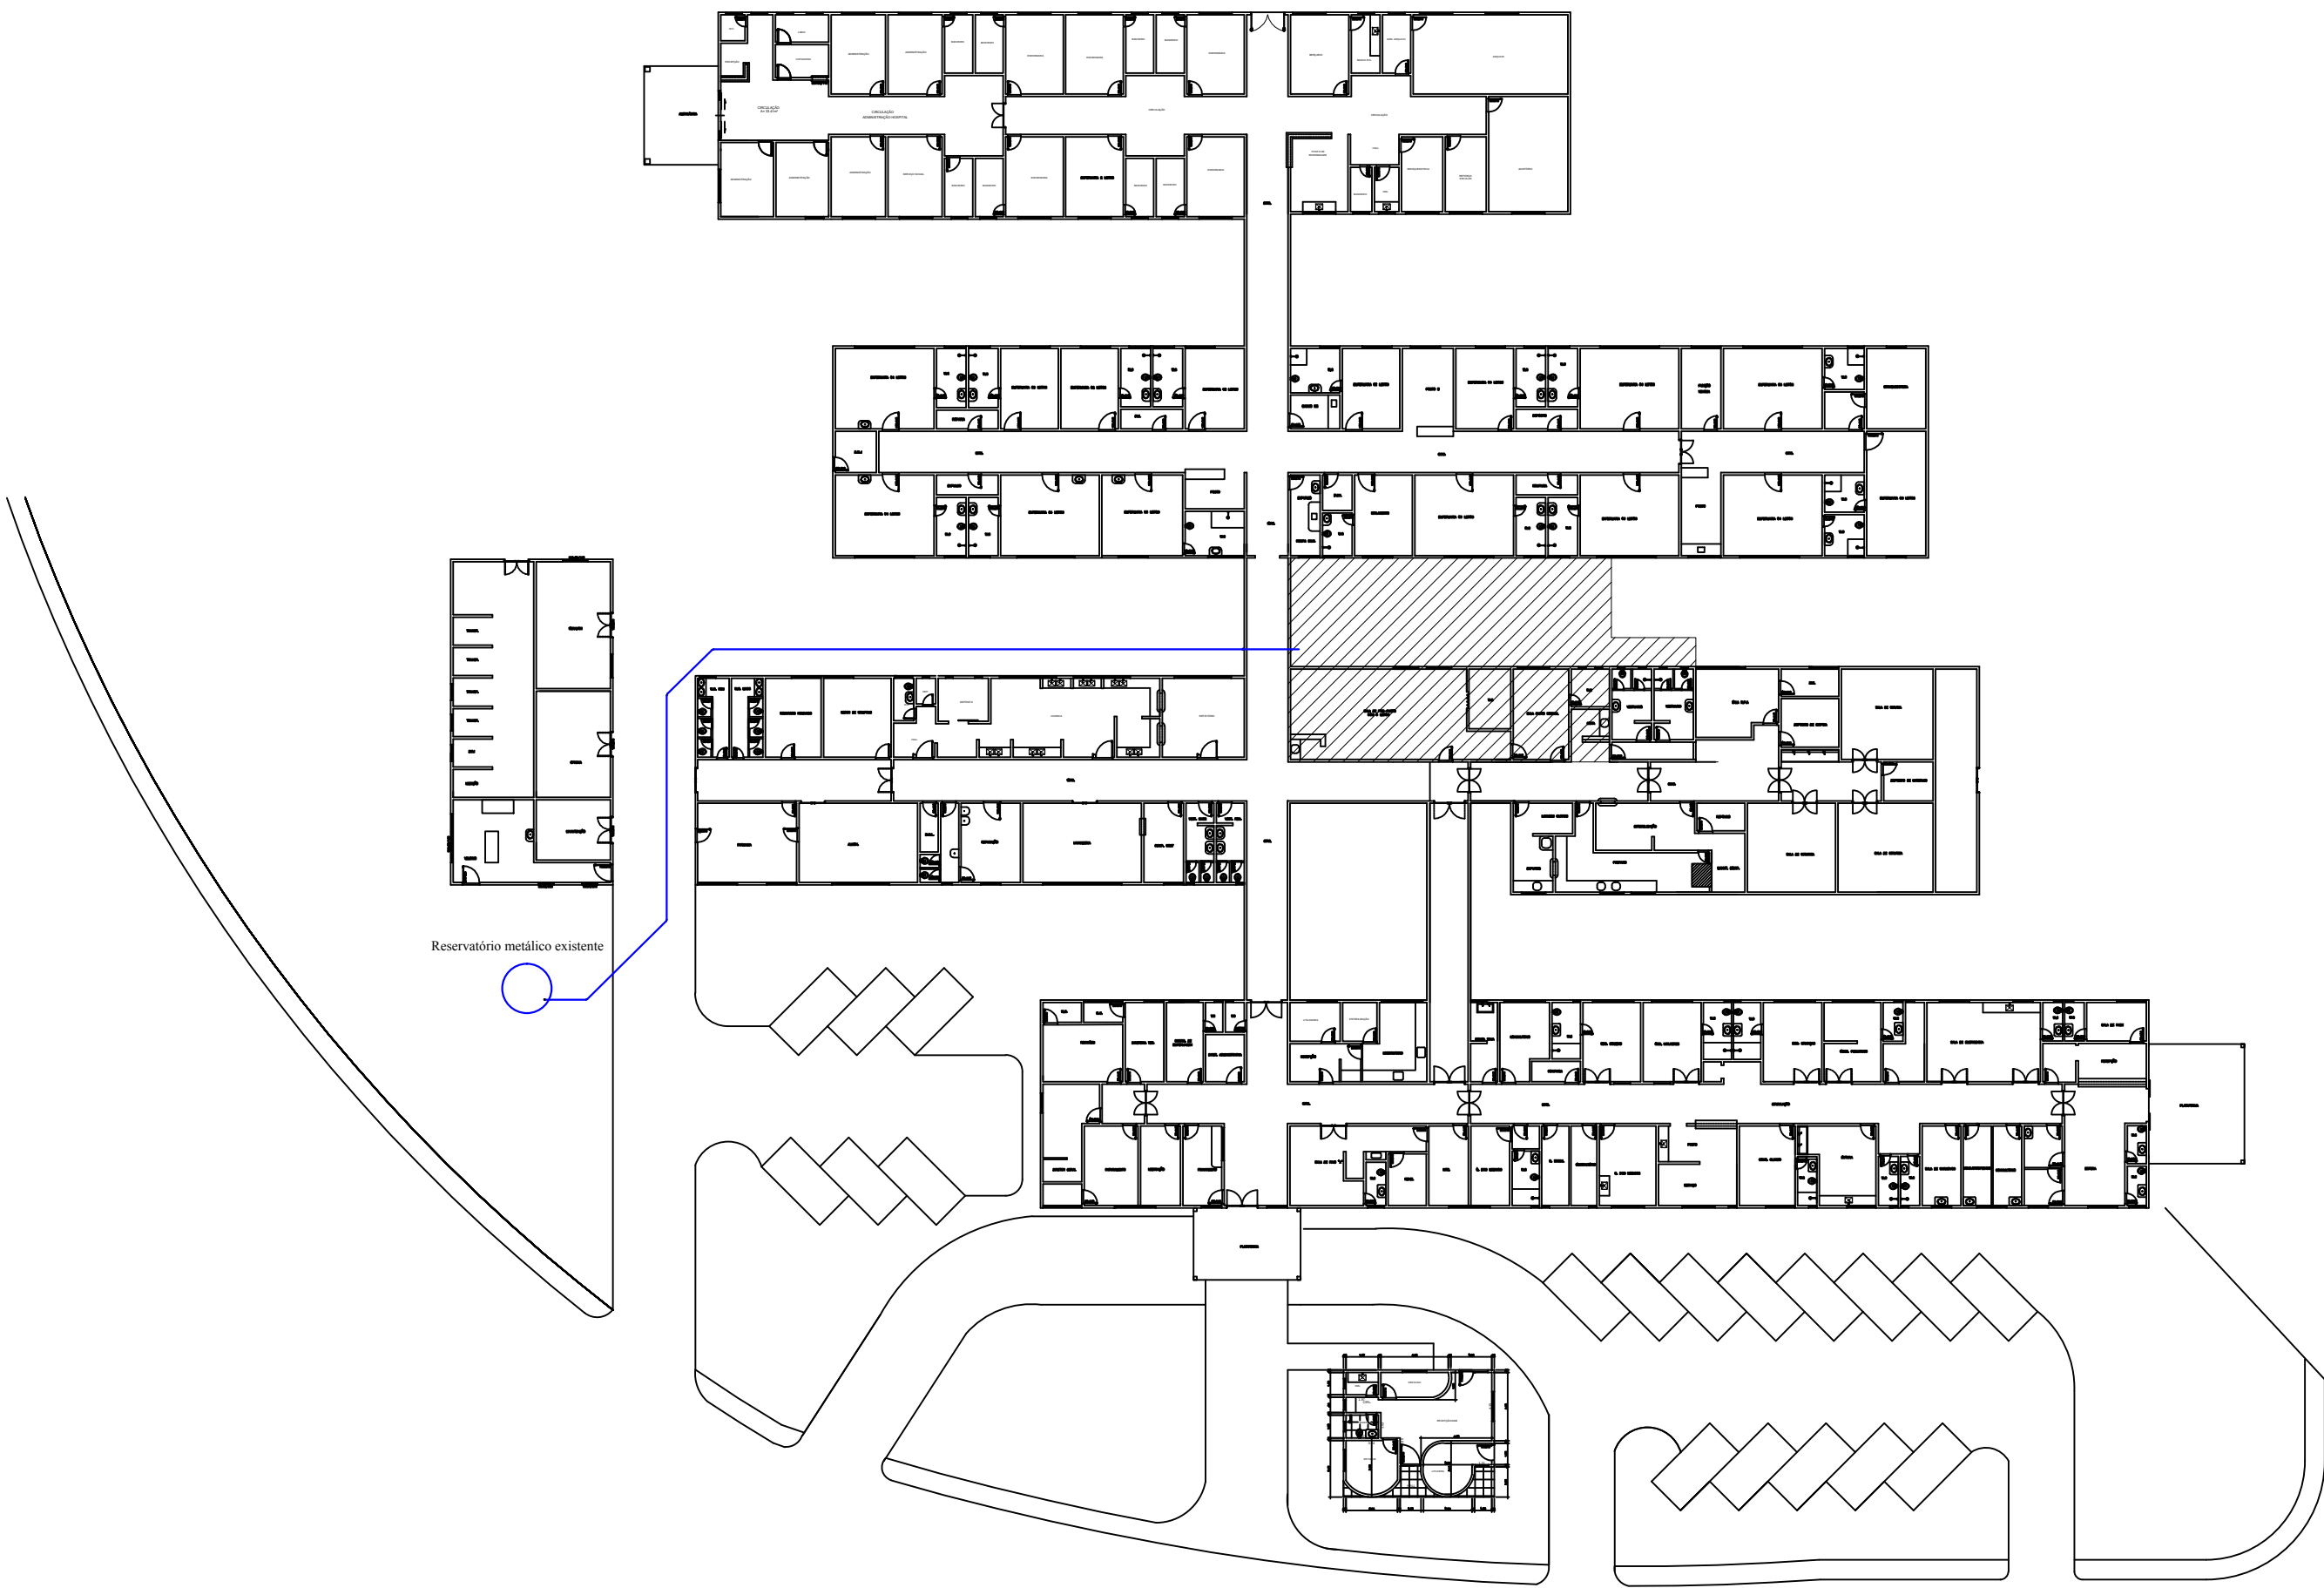

PLANTA BAIXA C/ SUGESTÃO DA LOCAÇÃO DA ALIMENTAÇÃO

Escala-----1/500

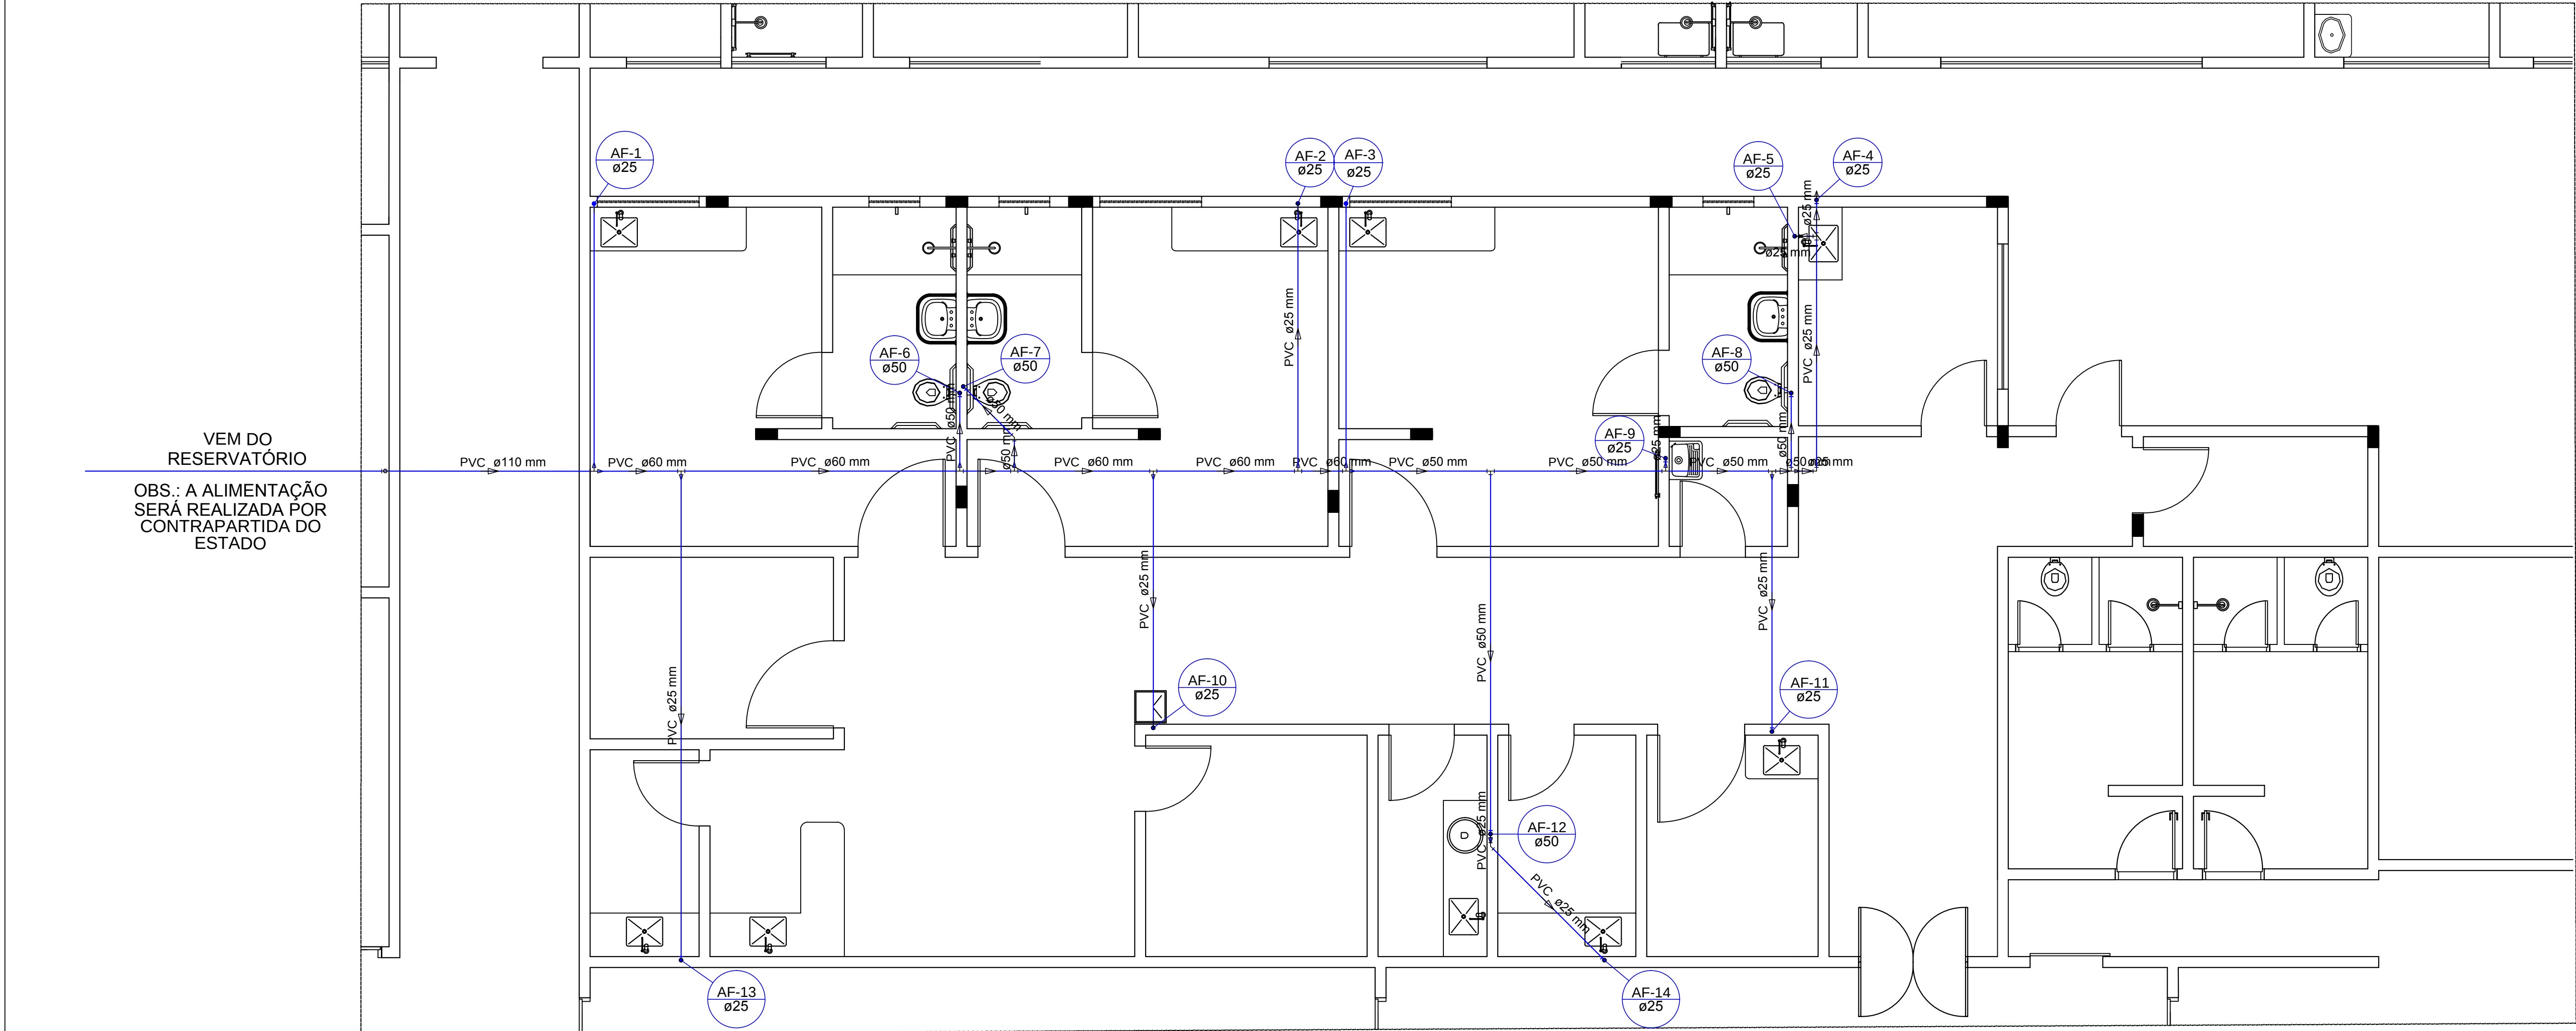

PLANTA BAIXA C/ DISTRIBUIÇÃO DA TUBULAÇÃO ACIMA DO FORRO

Escala-----1/50

NOTA:

O Contrato de Repasse nº 03980367-38/2012 não contemplará a alimentação de água fria. Esta será responsabilidade da Secretaria da Saúde. Que se compromete a executar até a conclusão da obra. Para que a Ambiência Obstétrica do Hospital Regional de Paraíso do Tocantins -TO, tenha sua completa funcionalidade.

APROVAÇÃO:	APROVAÇÃO:
------------	------------

 Governo do Estado do Tocantins Secretaria de Estado da Saúde Diretoria de Arquitetura e Engenharia dos Estabelecimentos de Saúde

OBJETO: REFORMA E AMPLIAÇÃO DA AMBIÊNCIA OBSTÉTRICA DO HOSPITAL REGIONAL DE PARAÍSO DO TOCANTINS	DIRETORIA:
ENDEREÇO: RUA 3, QUA 02, LITS 01 AO 19, SETOR AEROPORTO - PARAÍSO DO TOCANTINS - TO	CONTÉUDO:
PROJETO:	PROJETO HIDRÁULICO
PLANTA BAIXA, PLANTA DE INTERVENÇÃO, DETALHE ISOMÉTRICO, LISTA DE MATERIAIS E LEGENDA	

AUTORES DO PROJETO: TAMIRIS SILVA RODRIGUES ANALISTA DE PROJETOS DE OBRAS CIVIS E ARQUITETÔNICAS RUA 3, QUA 02, LITS 01 AO 19, SETOR AEROPORTO - PARAÍSO DO TOCANTINS - TO	DIRETORIA: ROSEMEIRE DUARTE TEODORO GERENTE DE OBRAS E SERVIÇOS DE SAÚDE
---	--

ÁREA EXISTENTE:	ÁREA A AMPLIAR:	ÁREA A REFORMAR:	ÁREA TOTAL:	01/02
VER ARQUITETURA	VER ARQUITETURA	VER ARQUITETURA	VER ARQUITETURA	
TERMINO:	NOME DO PROJETO:	DATA:	DESCRIÇÃO:	A0
VER ARQUITETURA	HID-HRP-AMBIENCIA-PSQ-PE-04	Março/2019		