




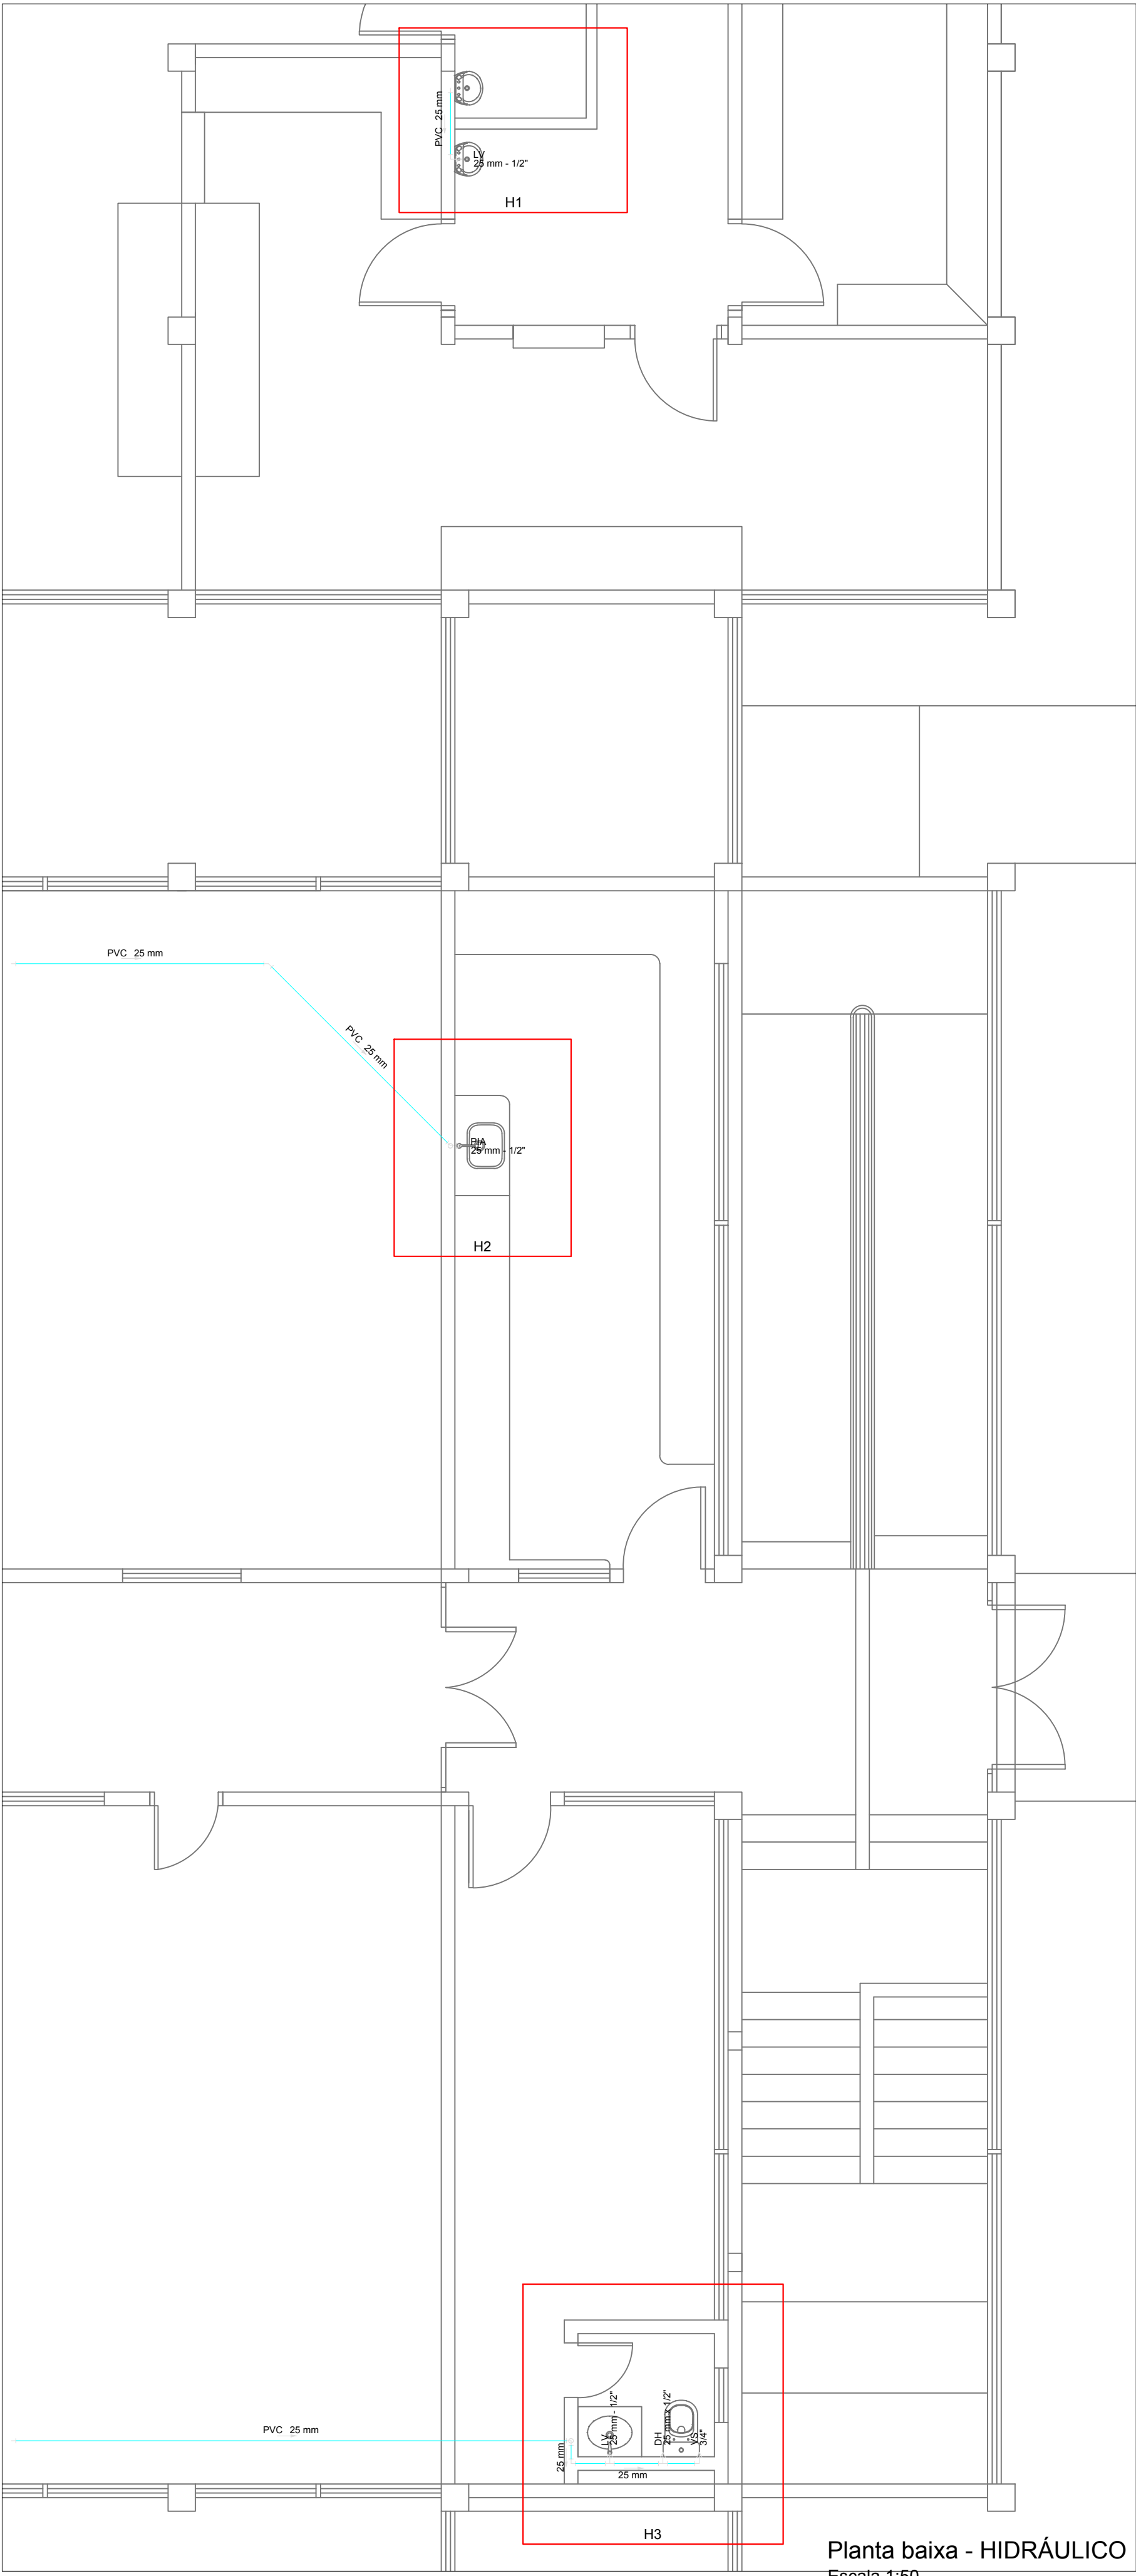


Planta baixa - HIDRÁULICO
Escala 1:50

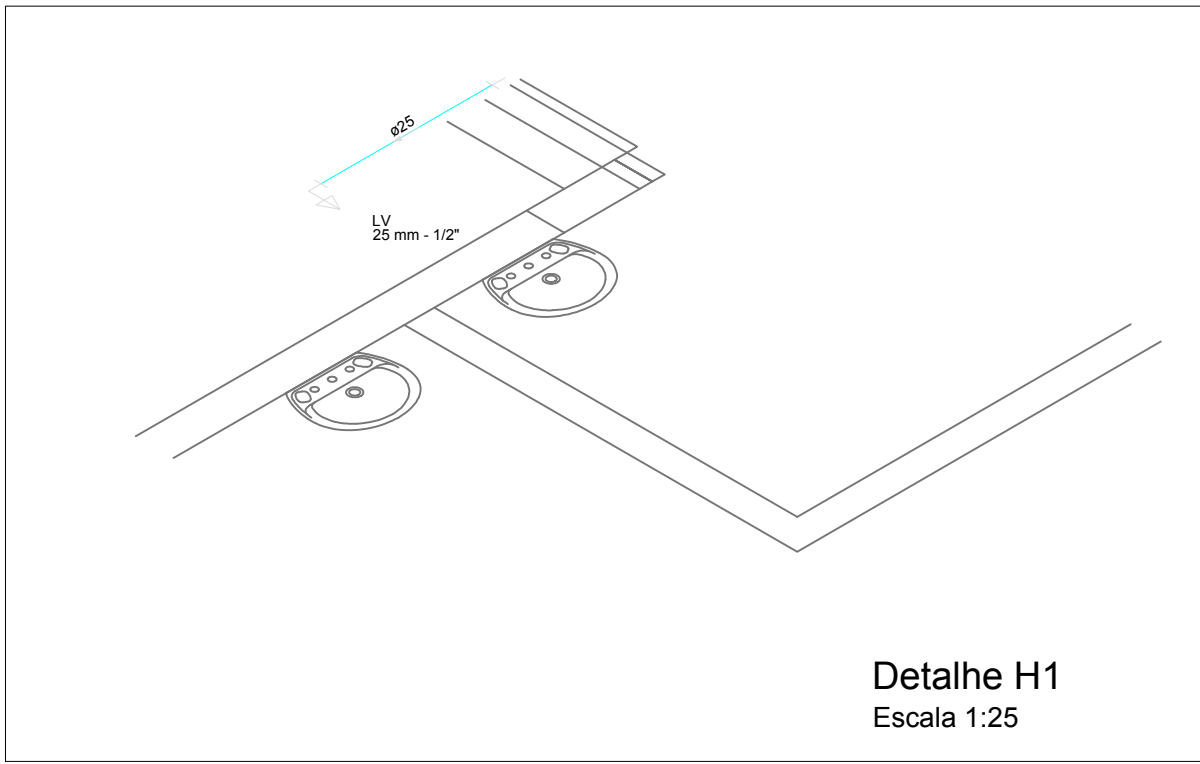


Detalhe H1
Escala 1:25

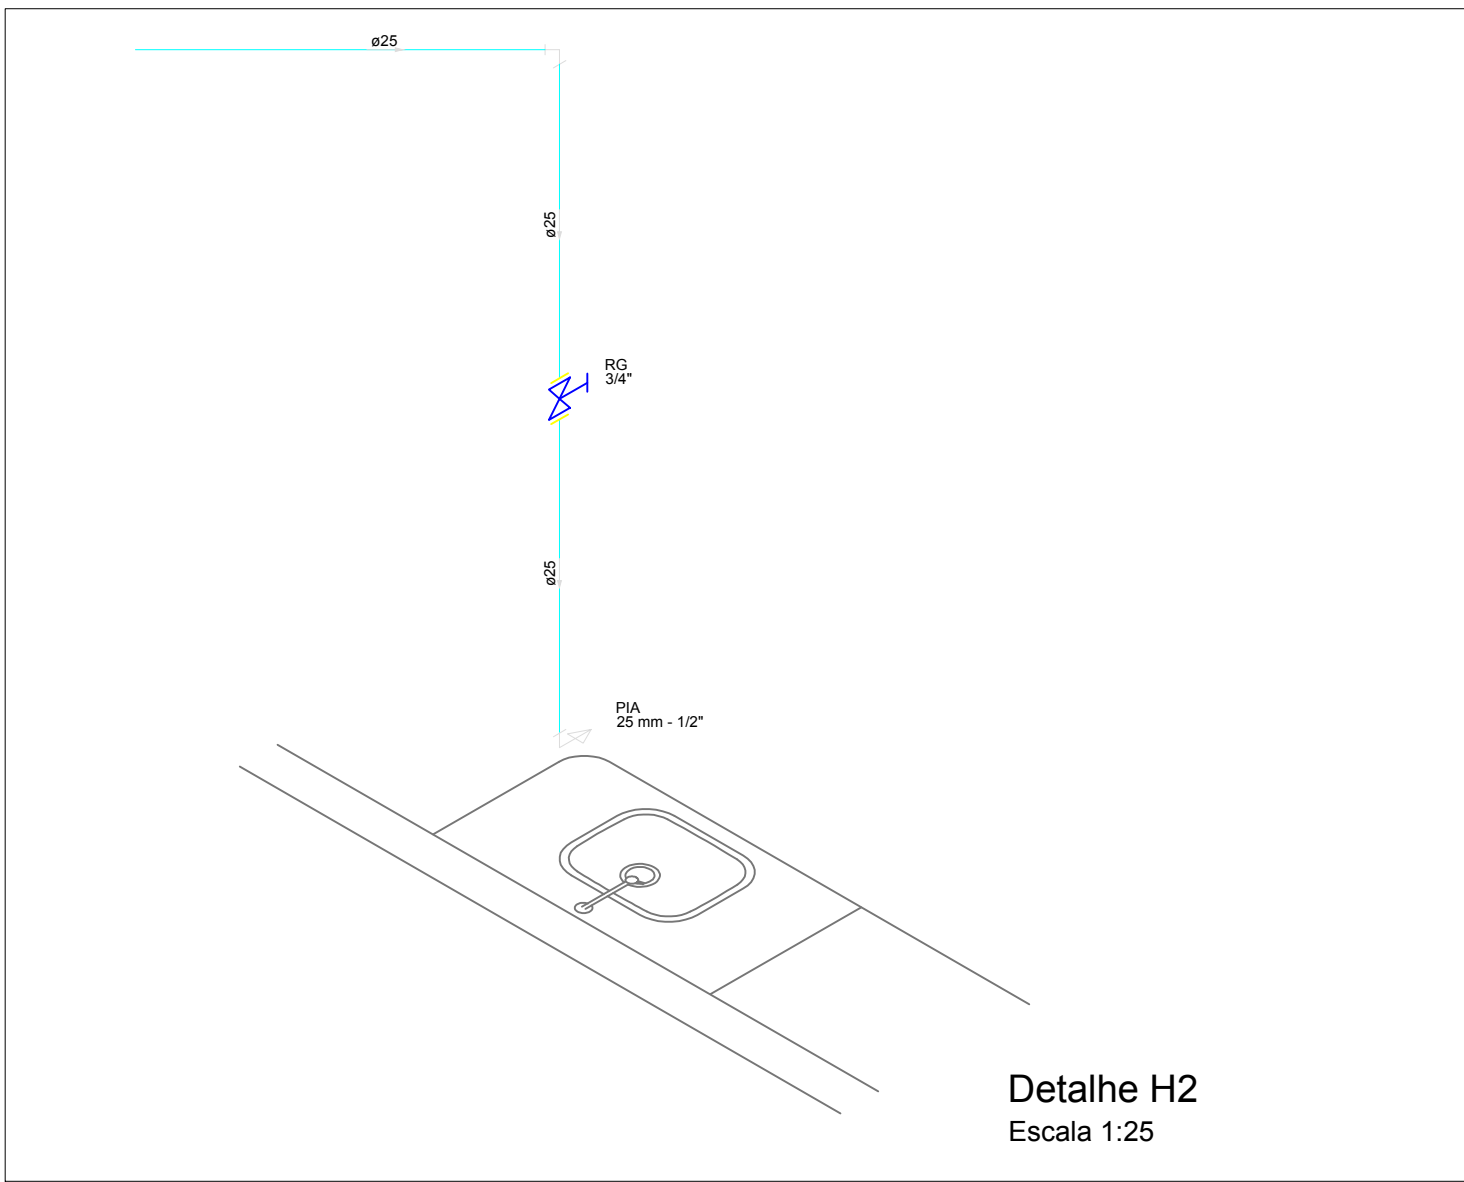

Detalhe H2
Escala 1:25

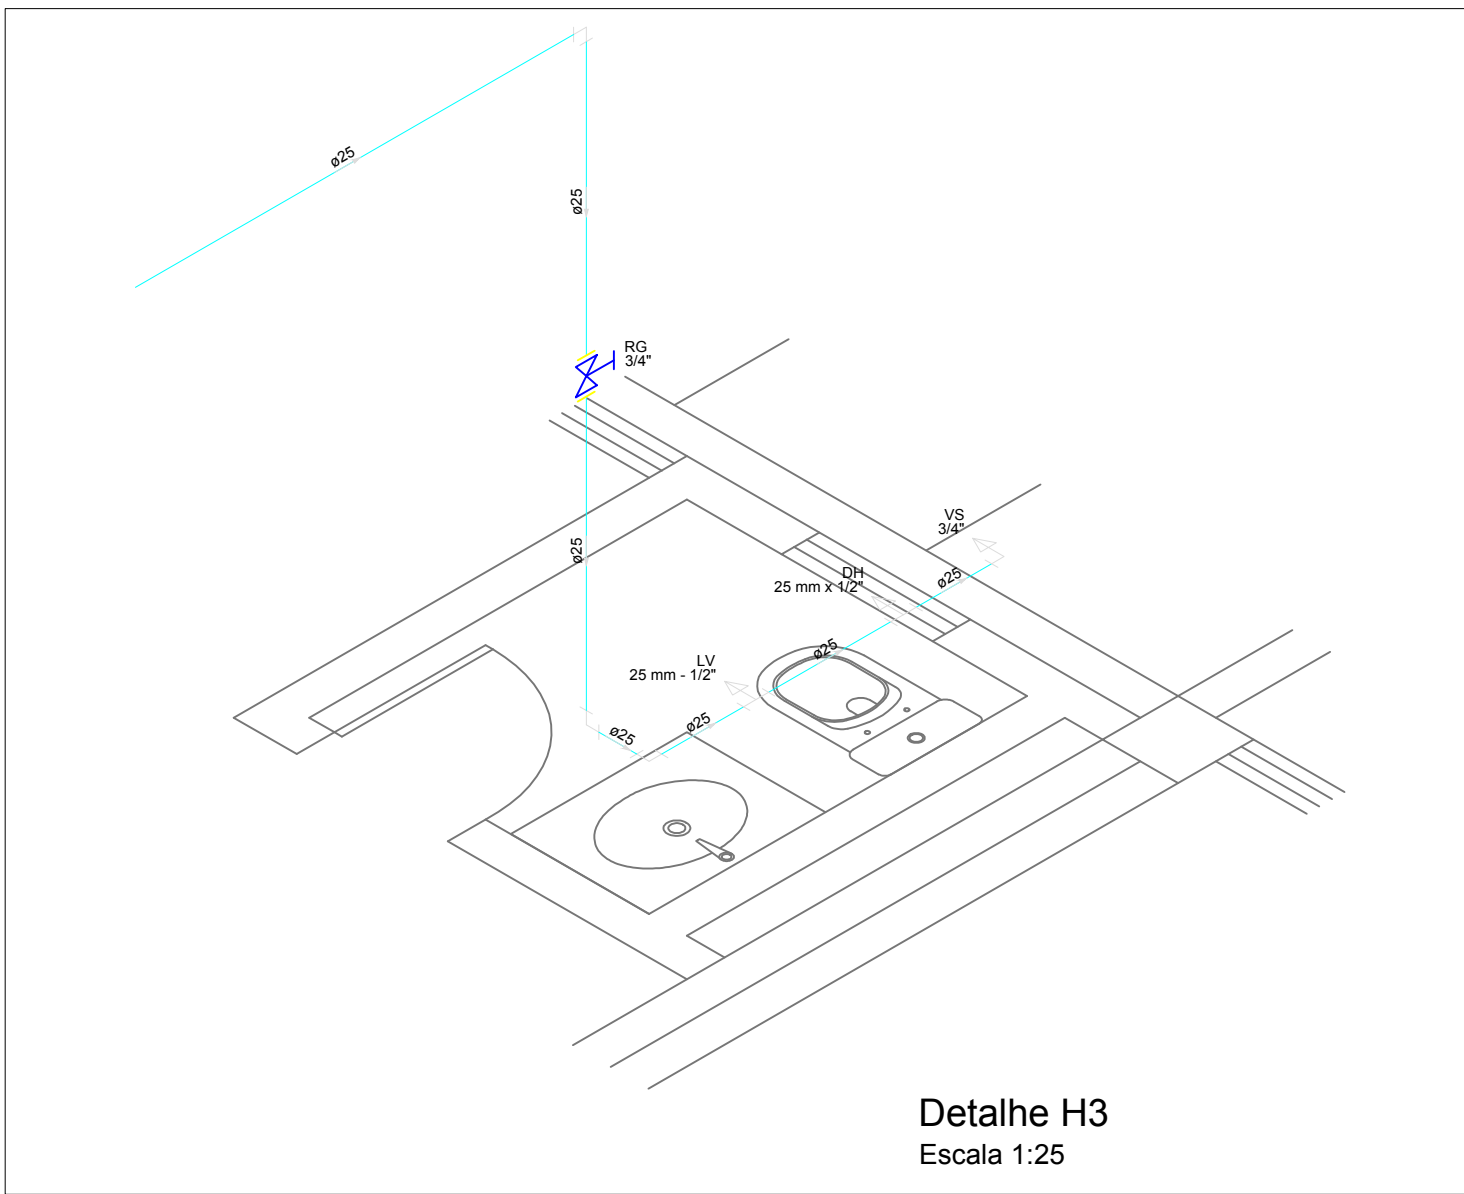

Detalhe H3
Escala 1:25

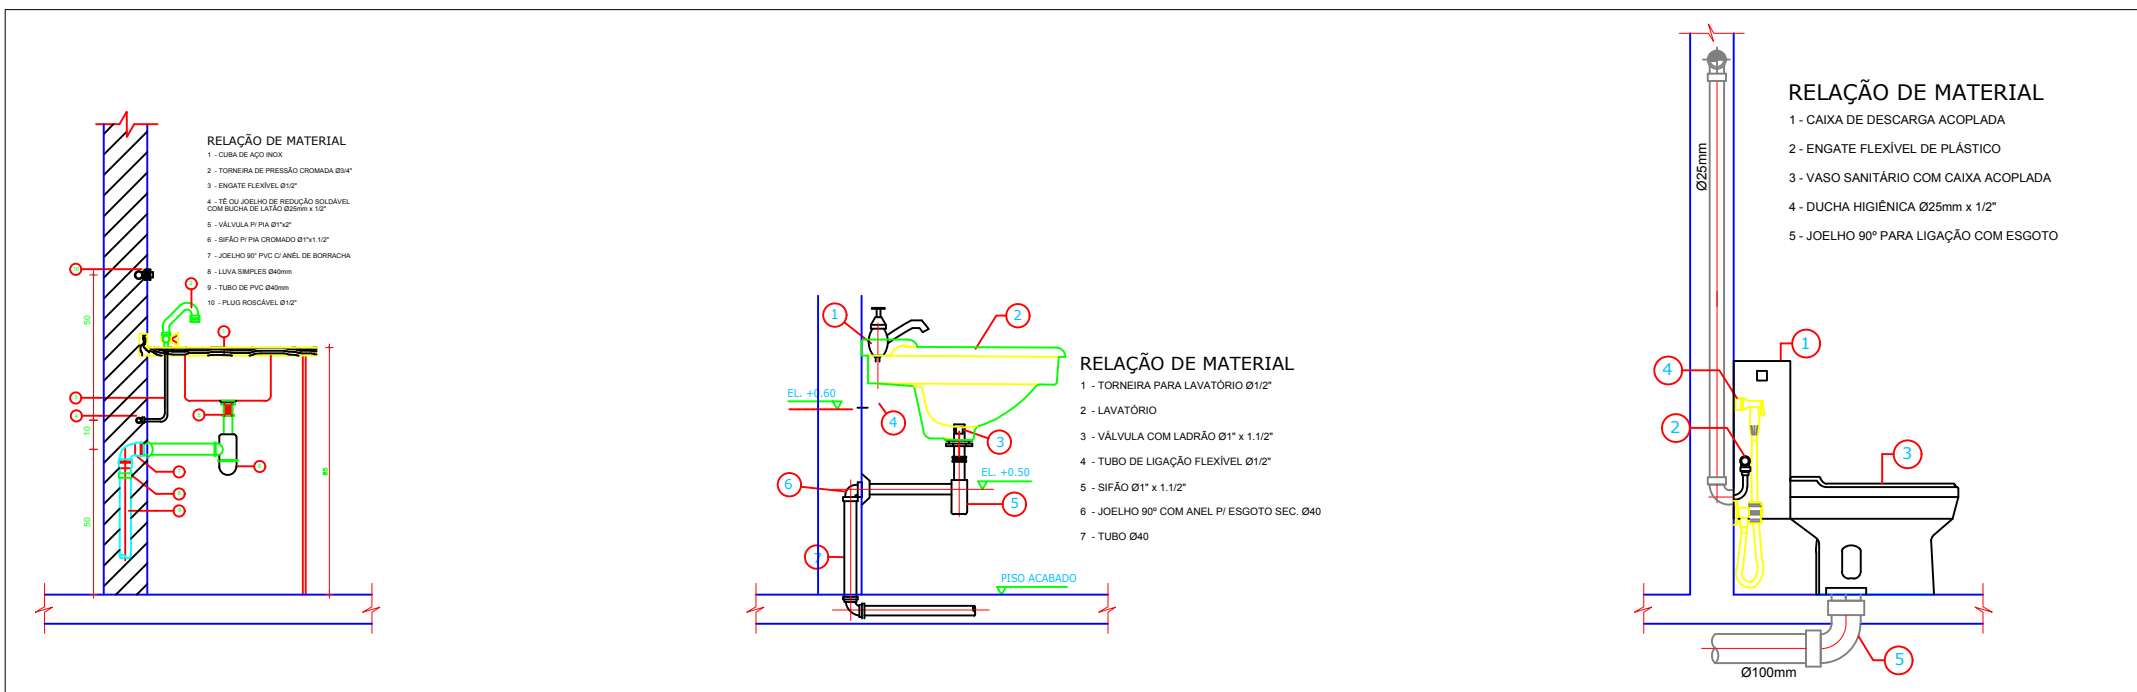

Detalhe instalação de pia
Escala 1:25

Detalhe instalação de lavatório
Escala 1:25

Detalhe instalação de vaso sanitário
Escala 1:25

Lista de Materiais	
Aparelho	
Ducha higiênica	
25mm x 1/2"	1 pc
Torneira de Mesa p/ Pia	
25 mm - 1/2"	1 pc
Torneira de lavatório	
25 mm - 1/2"	2 pc
Vaso Sanitário c/ cx. acoplada	
1/2"	1 pc
Metais	
Registro de gaveta bruto ABNT	
3/4"	2 pc
PVC Acessórios	
Engate flexível cobre cromado com canopla	
1/2 - 30cm	1 pc
Engate flexível plástico	
1/2 - 30cm	3 pc
PVC misto soldável	
Joelho de redução soldável c/ rosca	
25 mm - 1/2"	1 pc
PVC rígido soldável	
Adapt sold. c/ flange livre p/ cx. d' água	
25 mm - 3/4"	3 pc
Adapt sold.curto c/bolsa-rosca p registro	
25 mm - 3/4"	4 pc
Joelho 45 soldável	
25 mm	1 pc
Joelho 90° soldável	
25 mm	4 pc
Tubos	
25 mm	20.34 m
PVC soldável azul c/ bucha latão	
Joelho de redução 90° soldável com bucha de latão	
25 mm- 1/2"	2 pc
Tê red.90 sold c/ bucha latão B central	
25 mm -1/2"	2 pc

Legenda das indicações	
DH	Ducha Higiênica com Tê 90° - 25 mm x 1/2"
LV	Lavatório com Te de 90° - 25 mm - 1/2"
LV	Lavatório com joelho de 90° - 25 mm - 1/2"
PIA	Pia com joelho de 90° - 25 mm - 1/2"
VS	Vaso sanitário com caixa acoplada - 3/4"

Legenda detalhada	
Registro bruto gaveta ABNT c/PVC soldável	
Metais	
Registro de gaveta bruto ABNT	
3/4"	1pc
PVC rígido soldável	
Adapt sold.curto c/bolsa-rosca p registro	
25 mm - 3/4"	2pc

APROVAÇÃO:	APROVAÇÃO:
------------	------------



Governo do Estado do Tocantins
Secretaria de Estado da Saúde

Diretoria de Arquitetura e Engenharia
dos Estabelecimentos de Saúde

OBRA: Adequação da CME e Central de recebimento de produtos no Laboratório Central de Saúde Pública - LACEN	
ENDEREÇO: Quadra 601 Sul, Avenida LO-15, Conjunto 02, Lote 01, Palmas/TO.	
PROJETO: HIDRÁULICO	CONTEÚDO: Planta baixa - hidráulico, Detalhes (H1, H2 e H3), Detalhes de instalações (pia, lavatório e vaso sanitário), Lista de materiais e Legenda.

AUTORIA DO PROJETO: VINÍCIUS ARAÚJO GONÇALVES MATRÍCULA: 11626751 CREA: 3119865-TO	DIRETORIA: ROSEMEIRE DUARTE TEODORO Diretora de Arquitetura e Engenharia dos Estabelecimentos de Saúde Mat: 581425-3
SECRETÁRIO:	

ÁREA EXISTENTE: 4.272,54 m²	ÁREA A AMPLIAR: 00,00 m²	ÁREA A REFORMAR: 204,16 m²	ÁREA TOTAL: 4.272,54 m²	01 / 01
TERRENO: 54.254,00 m²	NOME DO ARQUIVO: HID-LACEN-RECBPROD-ESTERIL-PMW-00			A1
DATA INICIAL: 09-04-2019		REVISÃO: 09-04-2019	DESENHISTA: HEYDER ALMEIDA	