




PLANTA DE COBERTURA - PRONTO SOCORRO  
ESCALA 1/50

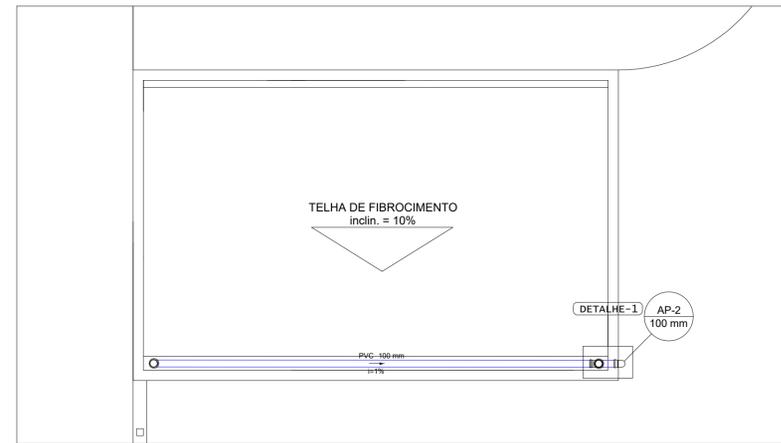


PLANTA DE COBERTURA - RAI0-X  
ESCALA 1/50

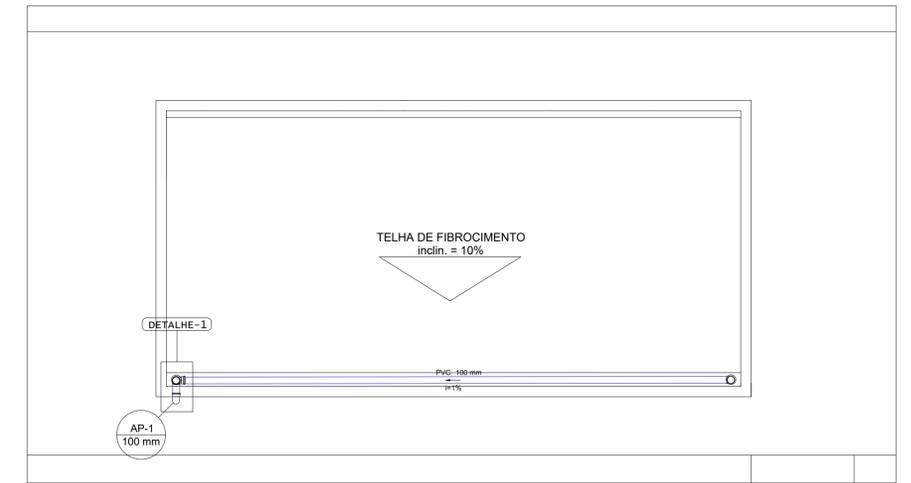


PLANTA DE COBERTURA - NECROTÉRIO  
ESCALA 1/50

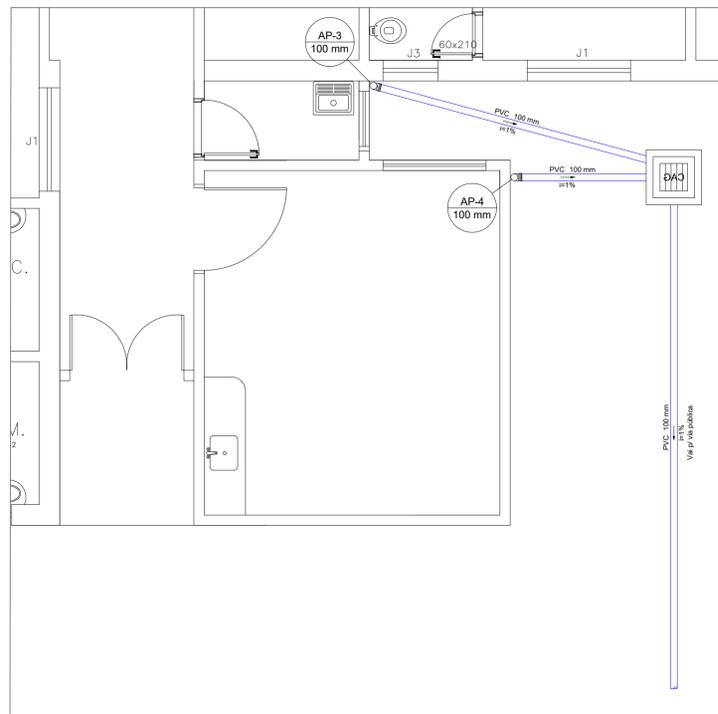

PLANTA BAIXA - PRONTO SOCORRO  
ESCALA 1/50

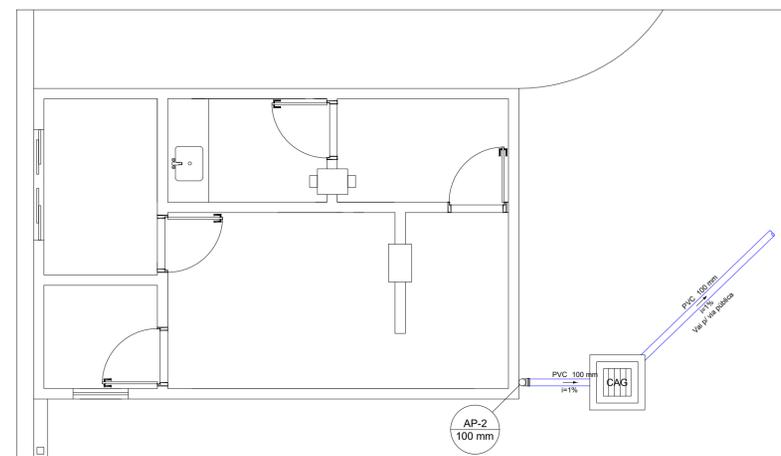

PLANTA BAIXA - RAI0-X  
ESCALA 1/50

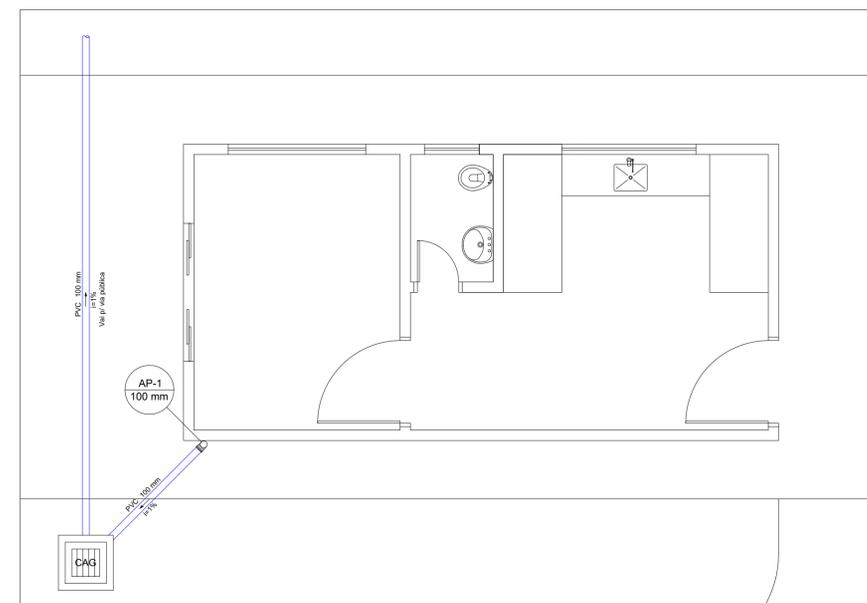


PLANTA BAIXA - NECROTÉRIO  
ESCALA 1/50

Lista de Materiais	
Caixas de Passagem	
Caixa de areia pluvial com grelha CAG- 60x60cm	4 pç
PVC Esgoto	
Joelho 90 100 mm	15 pç
Tubo rígido c/ ponta lisa 100 mm - 4"	95.12 m
Tê sanitário 100 mm - 100 mm	3 pç

Legenda	
	Caixa de areia pluvial c/grelha
	Joelho 90° coluna bolsa
	Joelho 90° coluna
	Joelho 90° desce
	Saídas livres
	Tê sanitário - coluna



Caixa de areia pluvial SEM ESCALA

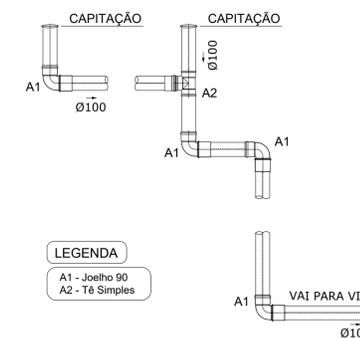

DETALHE 1  
ESC. 1:25

APROVAÇÃO: \_\_\_\_\_

**Governo do Estado do Tocantins**  
**Secretaria de Estado da Saúde**  
**Diretoria de Arquitetura e Engenharia**  
**dos Estabelecimentos de Saúde**

OBRA: AMPLIAÇÃO DO HOSPITAL REGIONAL DE PEQUENO PORTE DE ALVORADA  
ENDEREÇO: AVENIDA JK, nº715 - CENTRO  
PROJETO: [CONTENIDO]  
ÁGUAS PLUVIAIS PLANTAS DE COBERTURA, PLANTA BAIXA, DETALHES, LISTA DE MATERIAIS, LEGENDAS.

AUTORIA DO PROJETO: PAULO CHIANCA SILVA  
ANALISTA DE PROJETOS DE OBRAS CIVIS E ARQUITETÔNICAS  
MAT. - 126238-2  
CORELA 2144850 - TO

DIRETORIA: MARCELO LUIS GRATÃO CASTRO  
DIRETOR DE ARQ. E ENG. DOS ESTAB. DE SAÚDE  
MAT. - 1192849  
CAU. TO 483784

ÁREA TOTAL:	ÁREA HOSPITAL REGIONAL:	ÁREA HEMICENTRO:	ÁREA CENTRO DE REABILITAÇÃO:	01/01
TERRENO:	NOME DO ARQUIVO: PLUV-HRALV-AMPLIAÇÃO-ALV-PE-01	DATA: JUNHO/2017	DESENHISTA:	A1